 



**Servei de Patrimoni**  
 UNIVERSITAT POLITÈCNICA DE CATALUNYA

Projecte  
**REMDELACIÓ PLANTA PILOT**  
**PLANTA SOTERRANI, EDIFICI PG**  
**ETSEIB**


Plànol  
**EMPLAÇAMENT**

Escala 1/2500 	Data <b>SETEMBRE 08</b>
--	----------------------------


Núm. Reg.	Núm O.T	Edifici	Núm.
<b>076-08</b>	<b>059-08</b>	<b>PG</b>	<b>0.01</b>

CARRER ADOLF FLORENSA

CARRER PAU GARGALLO

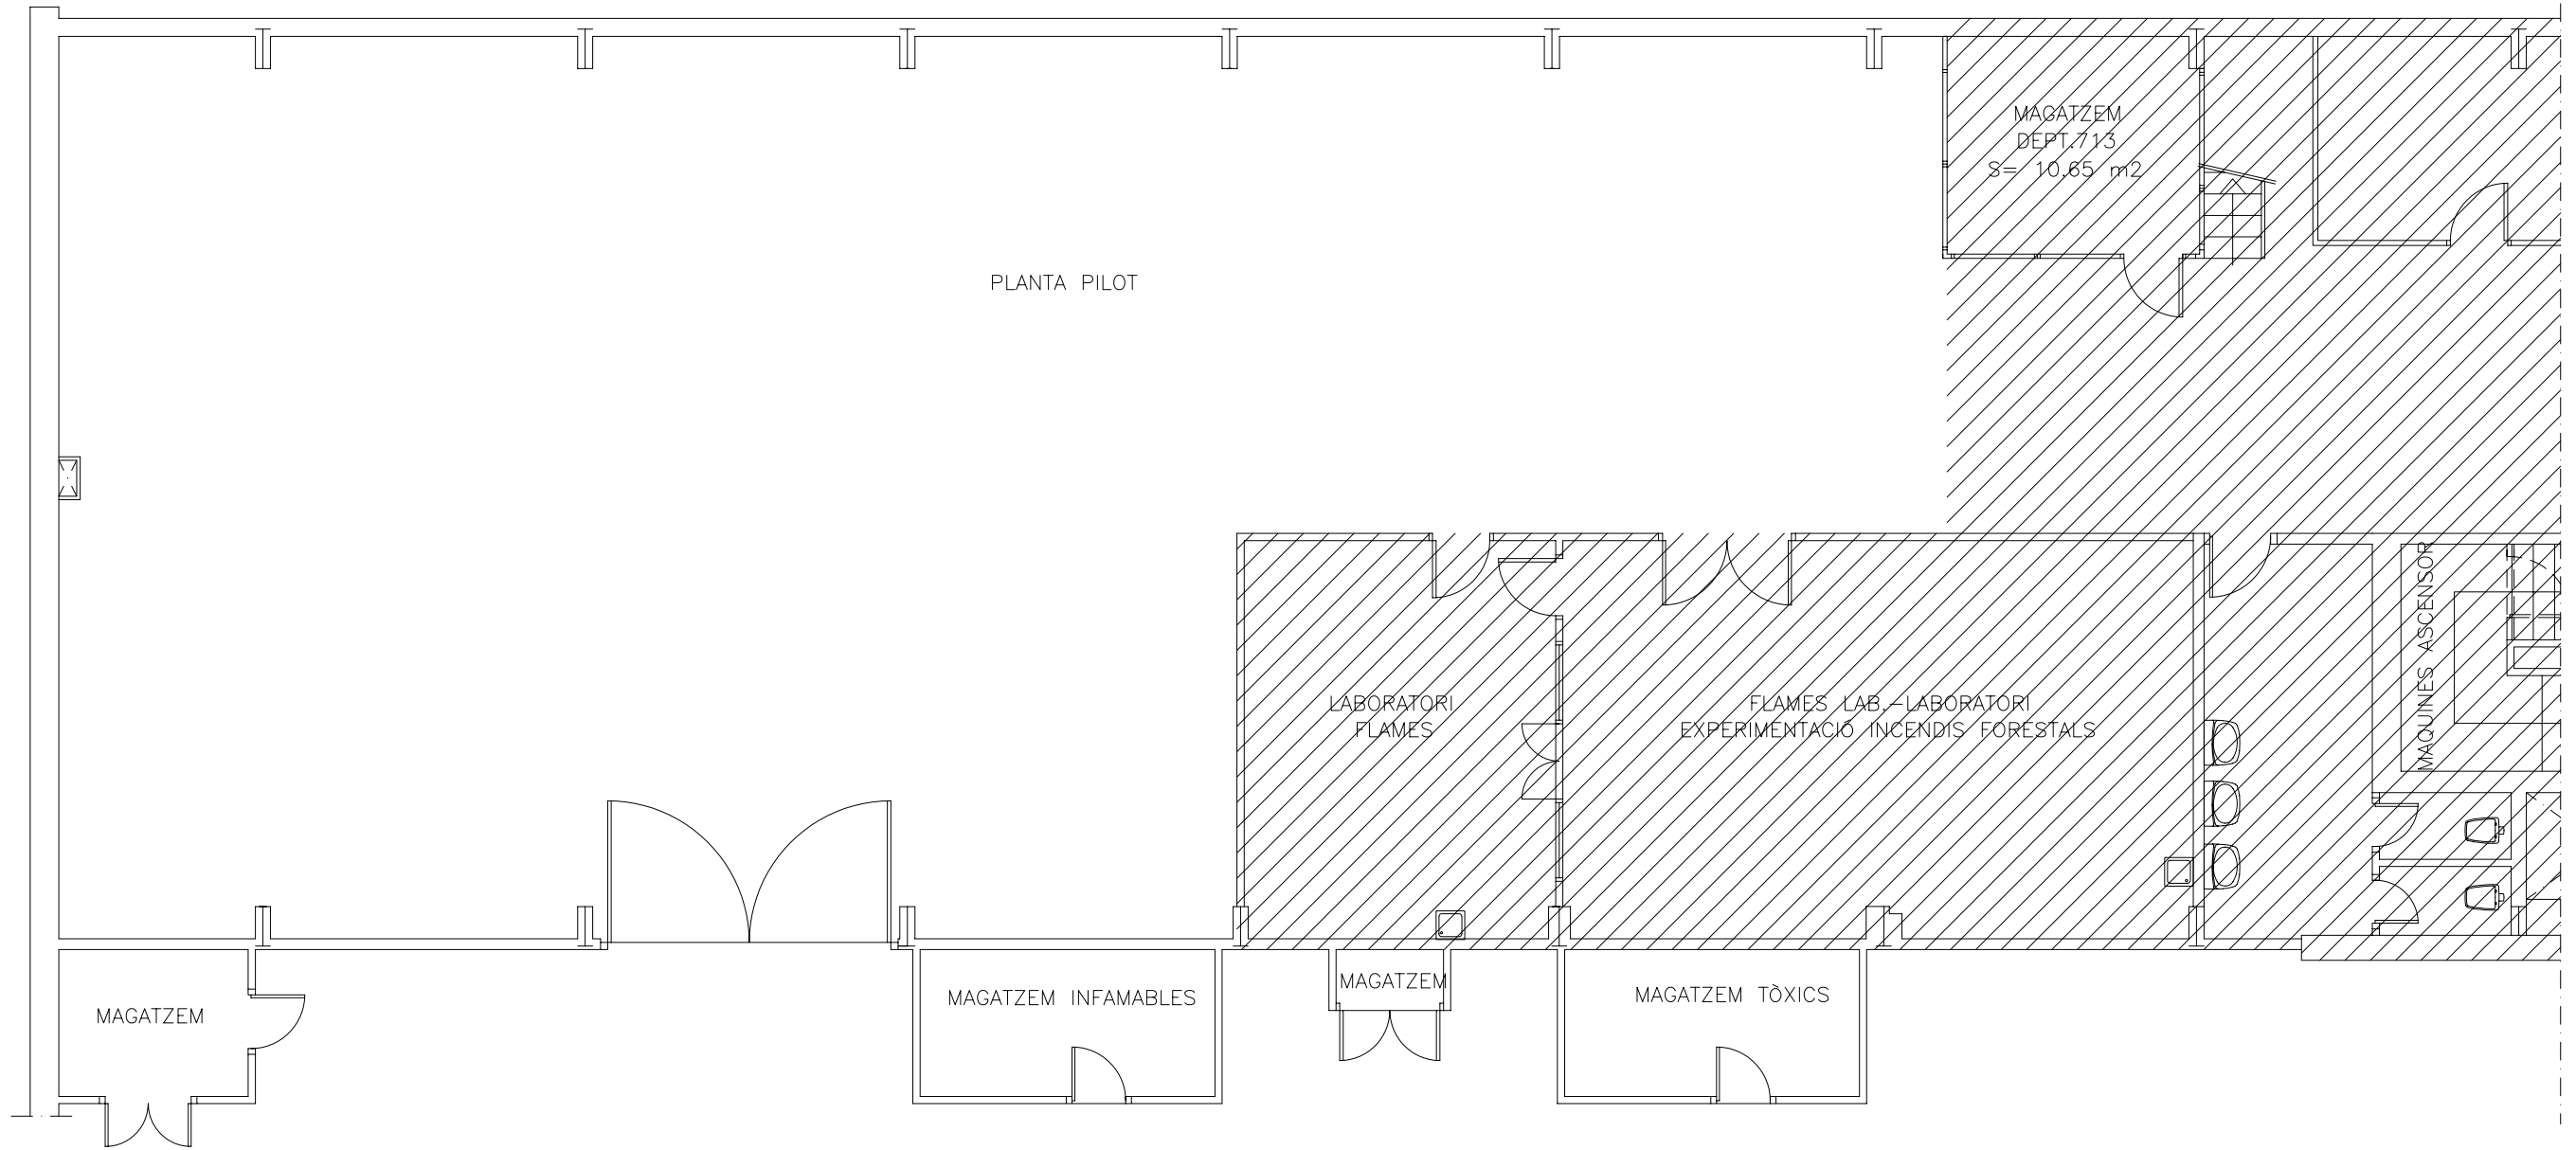

PATI



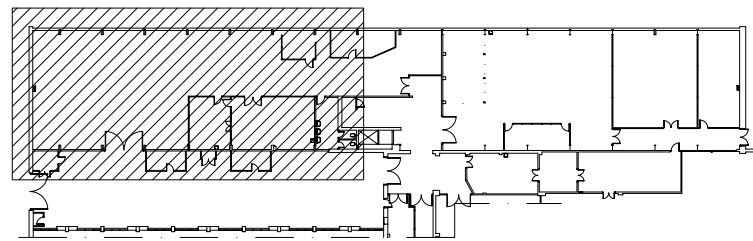


Projecte  
**REMODELACIÓ PLANTA PILOT**  
**PLANTA SOTERRANI, EDIFICI PG**  
**ETSEIB**

Plànol  
**ESTAT ACTUAL**

Escala	1/100	Data	SETEMBRE 08
--------	-------	------	-------------

Núm. Reg.	Núm O.T	Edifici	Núm.
076-08	059-08	PG	0.02

 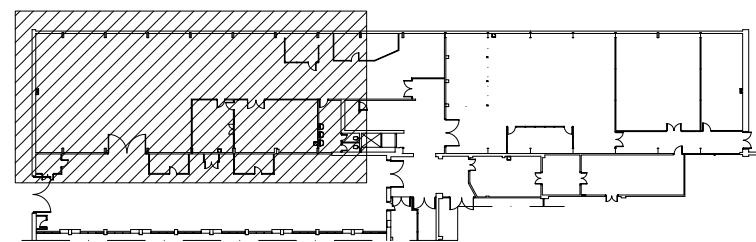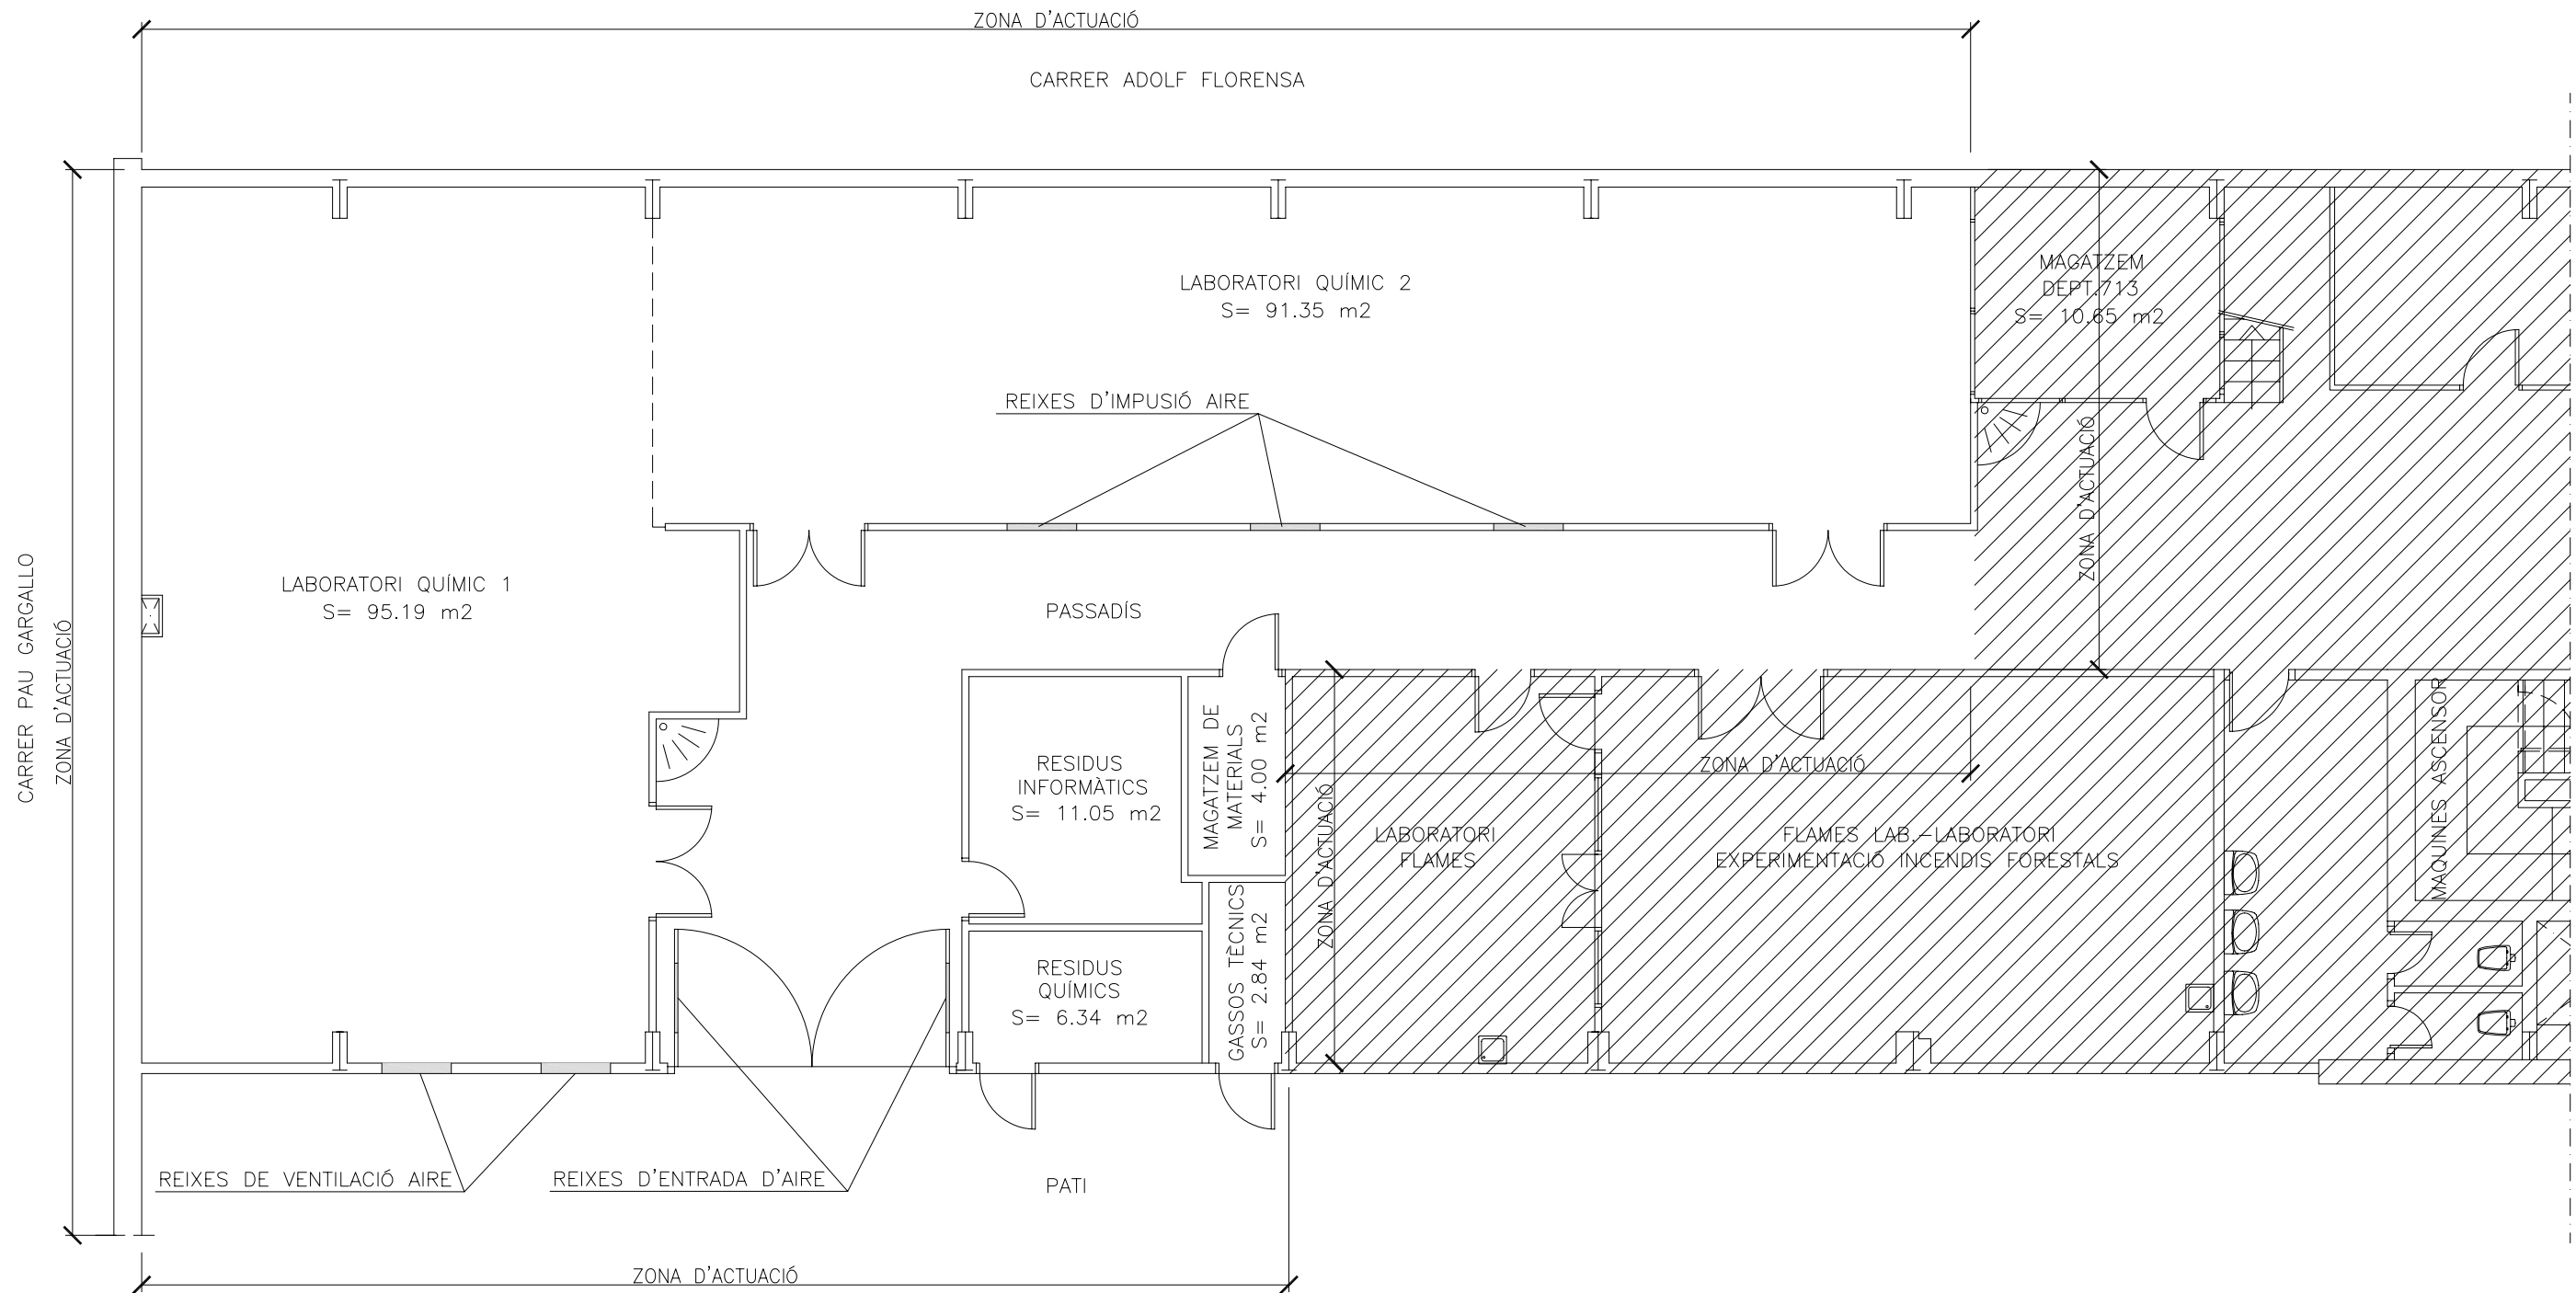

Servei de Patrimoni  
UNIVERSITAT POLITÈCNICA DE CATALUNYA

Projecte  
REMODELACIÓ PLANTA PILOT  
PLANTA SOTERRANI, EDIFICI PG  
ETSEIB


Plànol  
ESTAT DEFINITIU

Escala 1/100




Data  
SETEMBRE 08

Núm. Reg.	Núm O.T	Edifici	Núm.
076-08	059-08	PG	0.03

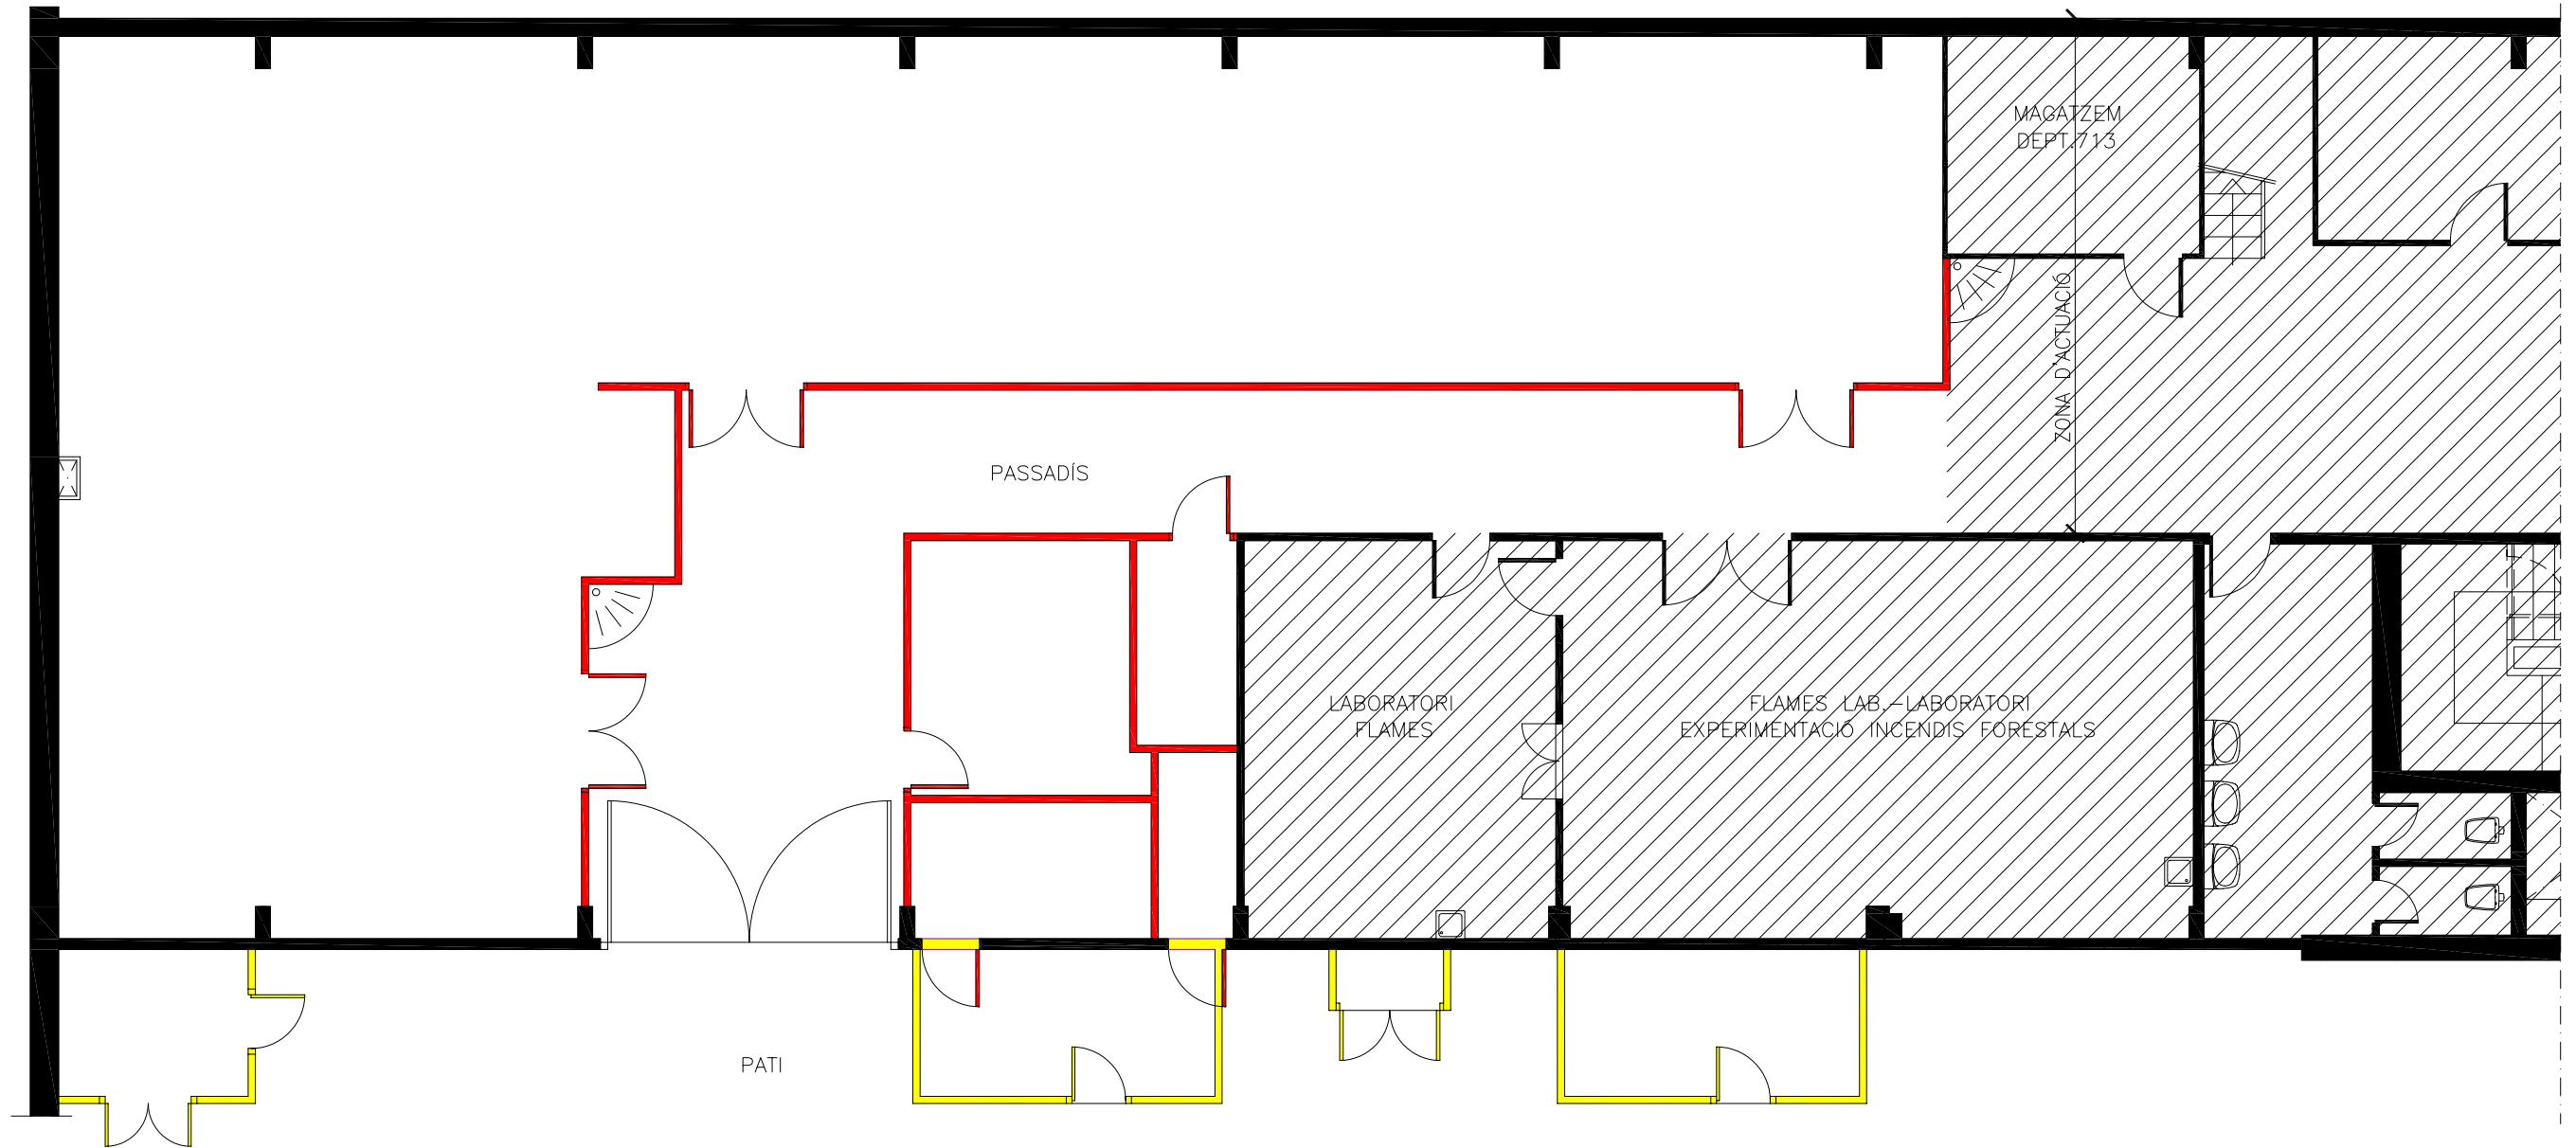

- EXISTENT A MANTENIR
- ENDERROCAR
- NOVA CONSTRUCCIÓ
- ZONA FORA D'ACTUACIÓ

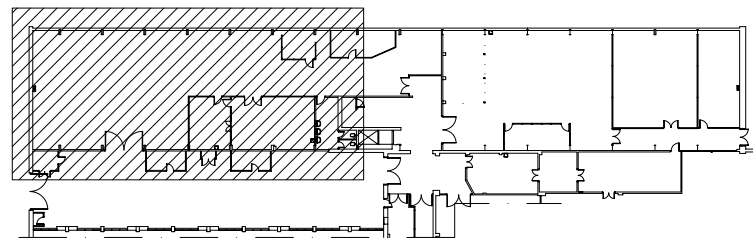




Servei de Patrimoni  
UNIVERSITAT POLITÈCNICA DE CATALUNYA

Projecte  
REMODELACIÓ PLANTA PILOT  
PLANTA SOTERRANI, EDIFICI PG  
ETSEIB


Plànol  
ENDERROC I OBRA NOVA

Escala	1/100	Data	SETEMBRE 08
--------	-------	------	-------------


Núm. Reg.	Núm O.T	Edifici	Núm.
076-08	059-08	PG	0.04

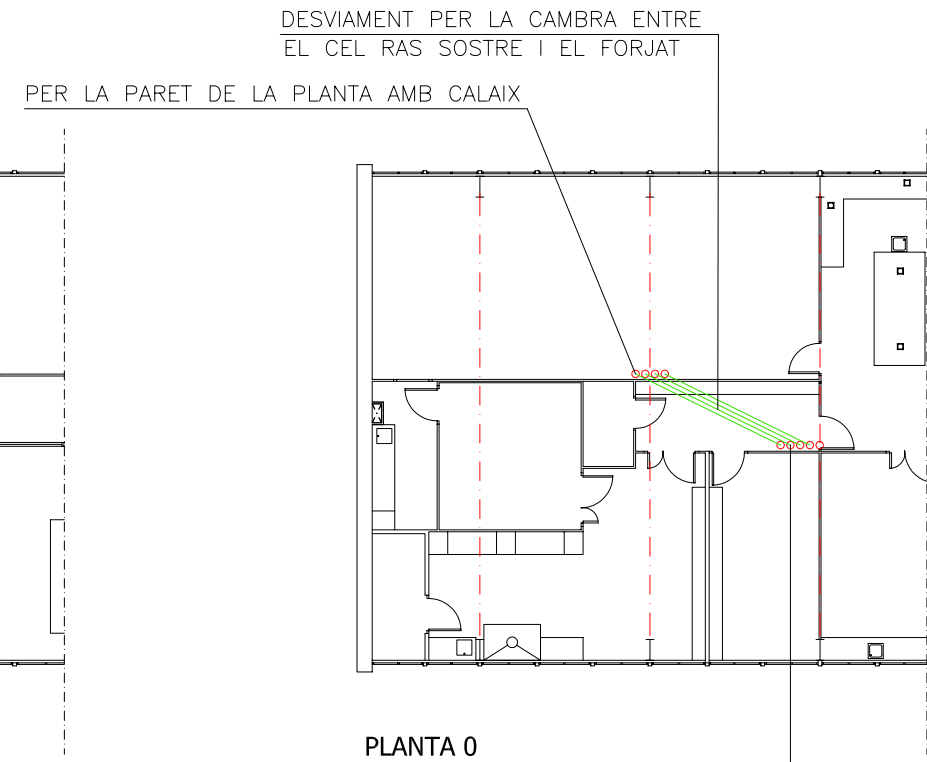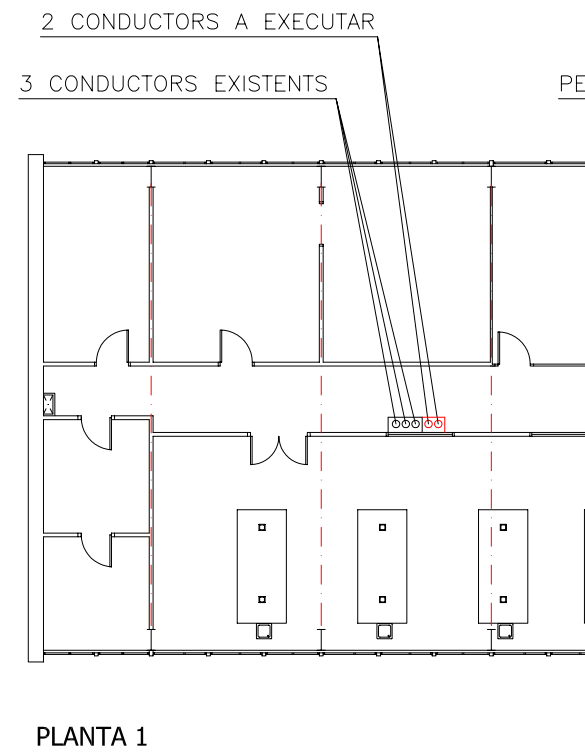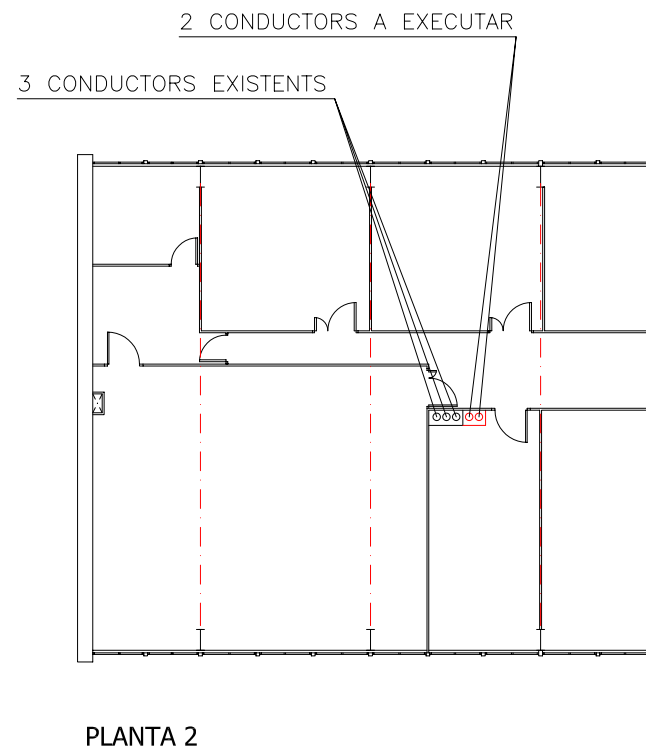

EXISTEN EN EL SOSTRE 3 FORATS  
(UN OCUPAT I DOS DE LLIURES)  
I ES TENEN D'EXECUTAR DOS DE NOUS

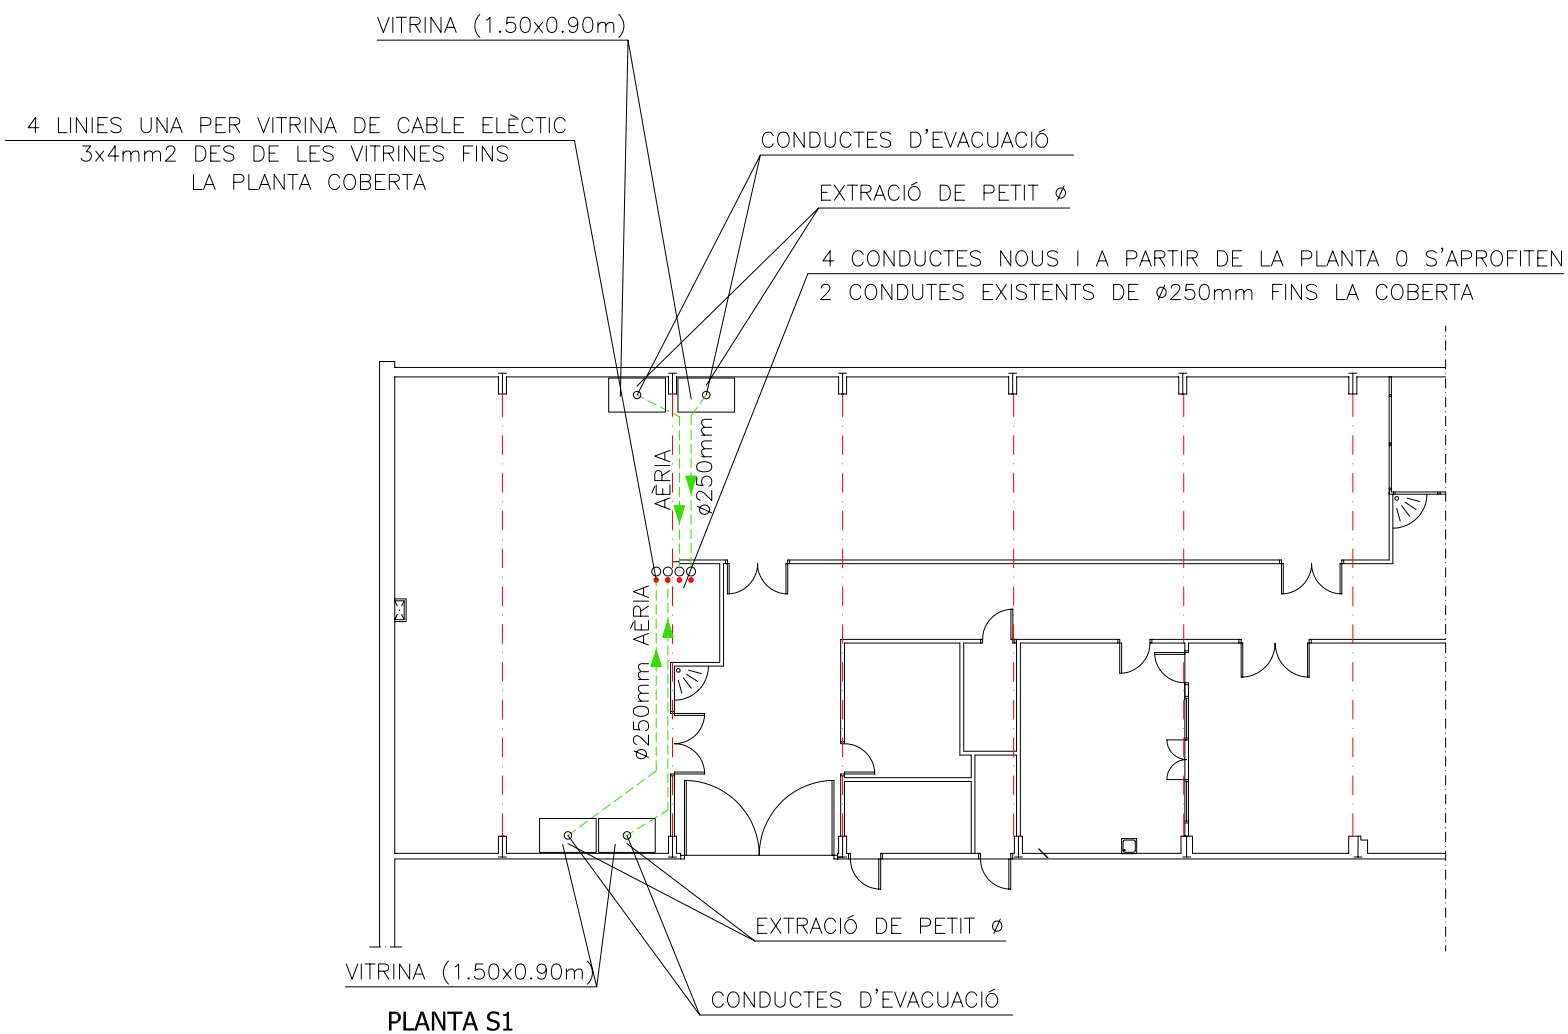


- CONDUCTE DE  $\phi$ 250mm
- AL COSTAT DELS CONDUCTES I FINS LA COBERTA ES COL.LOCARÀ UN CABLE ELÈCTRIC PER VITRINA
- LA VENTILACIÓ DE VITRINES DE PETIT  $\phi$  ES COL.LOCARAN DIRECTES A LA FAÇANA EL MÉS ALT POSSIBLE
- S'HAURÀ DE ADECUAR EL CASTELLET DE LA COBERTA PER ADAPTAR-LO ALS NOUS CONDUCTES


 <b>Servei de Patrimoni</b> UNIVERSITAT POLITÈCNICA DE CATALUNYA			
Projecte <b>REMDELACIÓ PLANTA PILOT</b> <b>PLANTA SOTERRANI, EDIFICI PG</b> <b>ETSEIB</b>			
Plànol <b>VITRINES I CONDUCTES D'EXTRACIÓ</b>			
Escala 1/100 	Data <b>SETEMBRE 08</b>		
Núm. Reg. <b>076-08</b>	Núm O.T <b>059-08</b>	Edifici <b>PG</b>	Núm. <b>0.05</b>

CARRER ADOLF FLORENSA

CARRER PAU GARGALLO

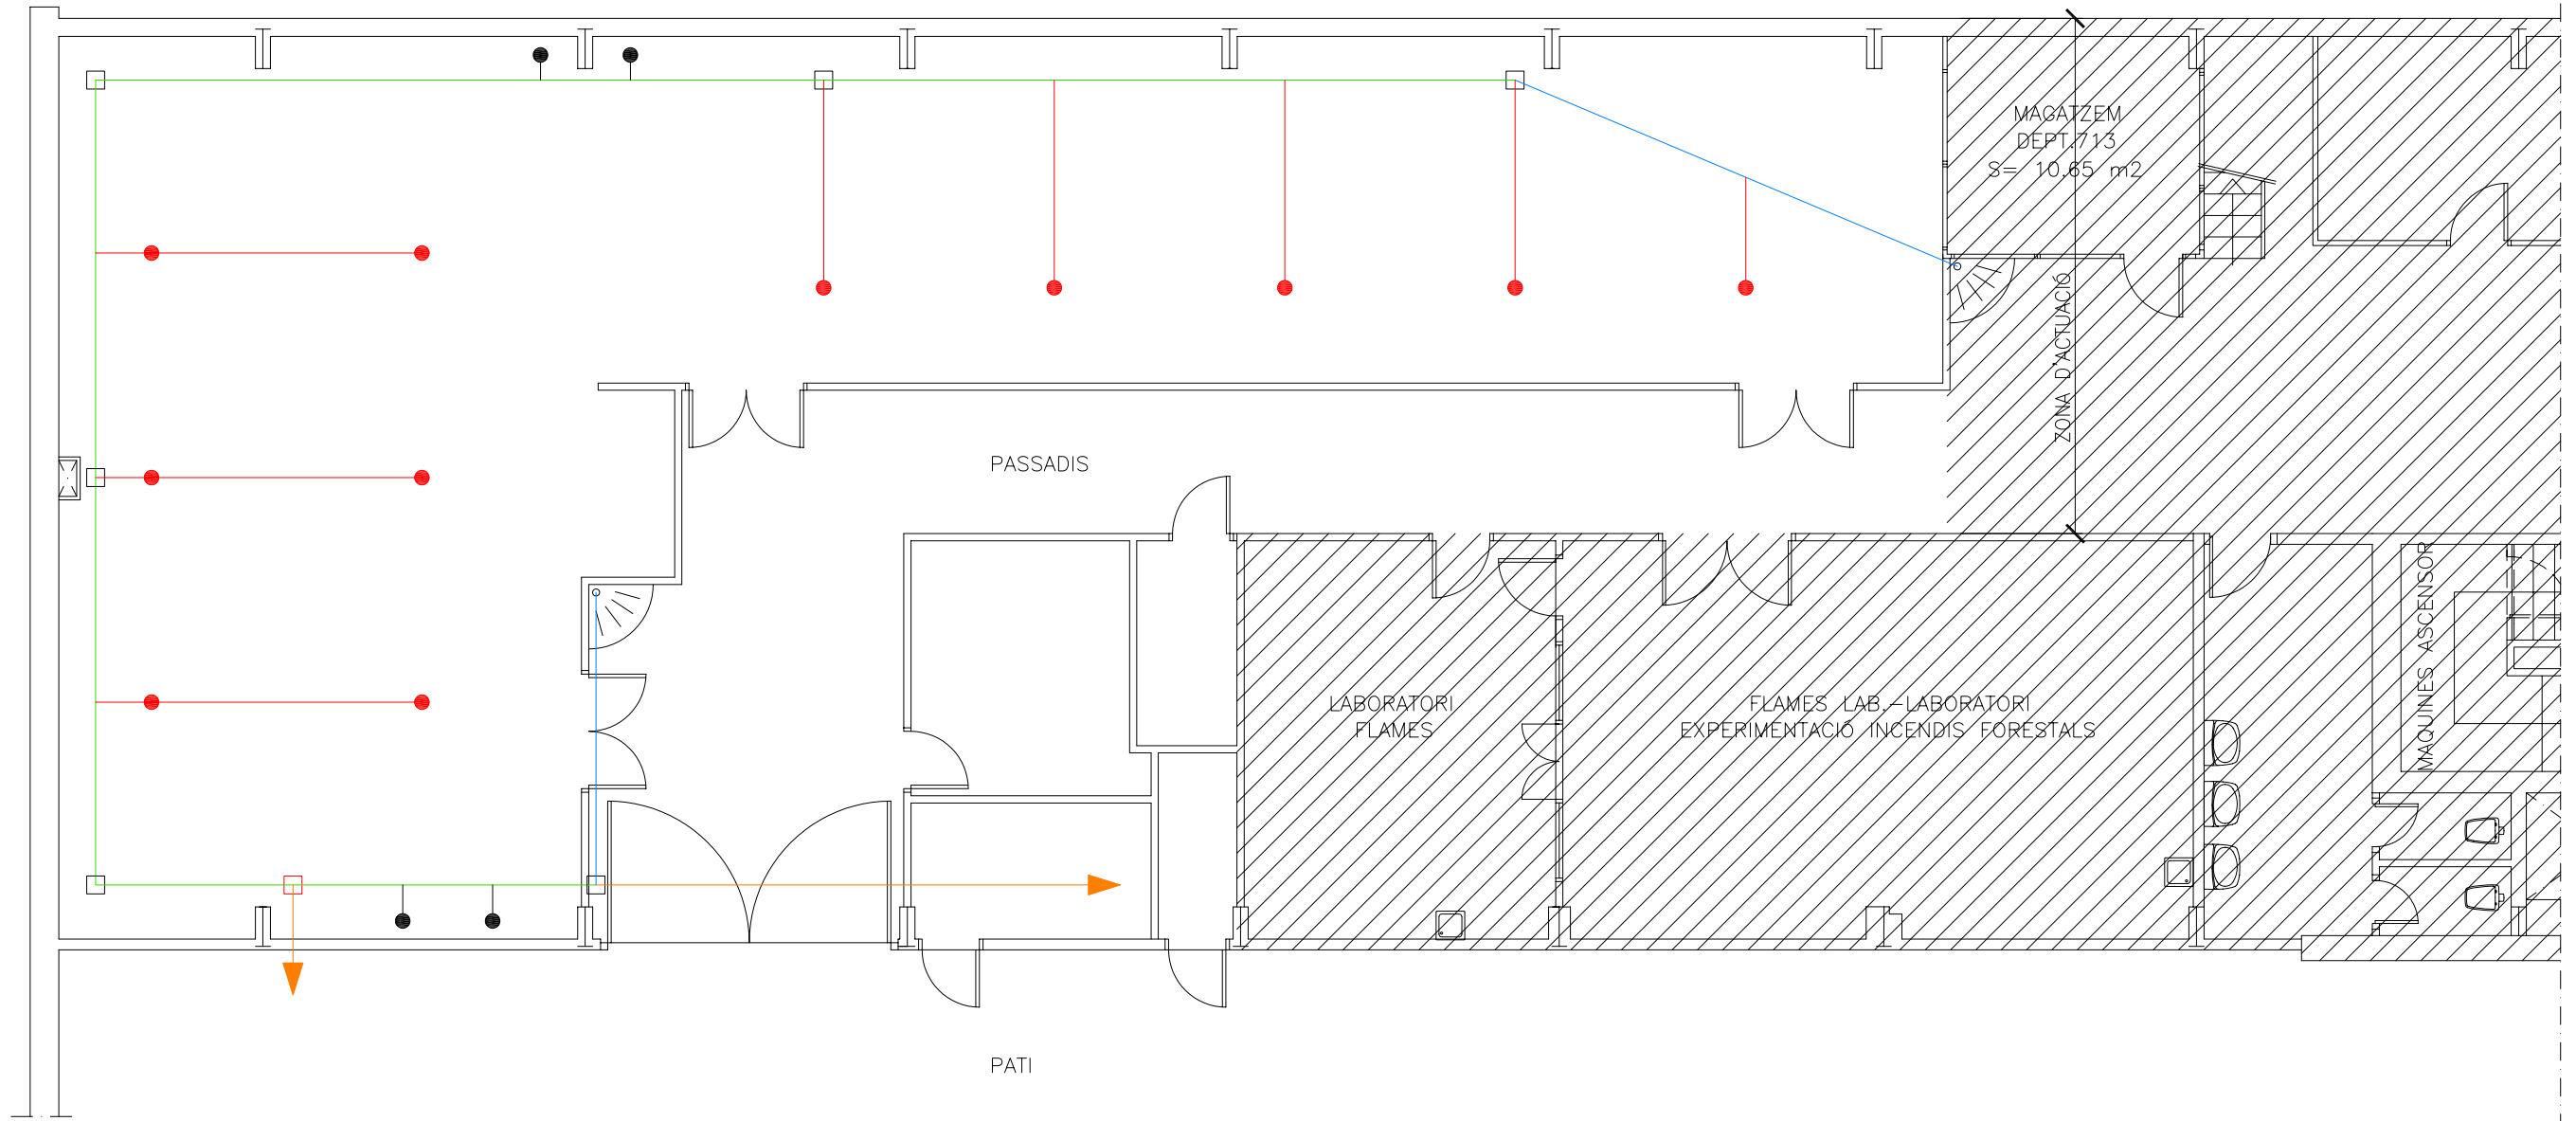

- $\varnothing$  125 mm.
- $\varnothing$  110 mm.
- $\varnothing$  75 mm. LA CONNEXIÓ A LES TAULES SERÀ AL LABORATORI 1 PEL TERRA SOTA PAVIMENT I AL LABORATORI 2 PER LA PARET
- $\varnothing$  40 mm.
- EXISTENT A MANTENIR
- PERICÓ 45x45xHcm AMB TAPA REGISTRABLE
- CONNEXIÓ A LES PILETES DE LES TAULES I VITRINES
- PERICÓ EXISTENT A MANTENIR

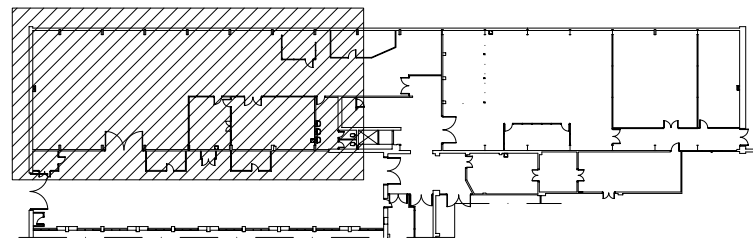


Servei de Patrimoni  
UNIVERSITAT POLITÈCNICA DE CATALUNYA

Projecte  
**REMDELACIÓ PLANTA PILOT  
PLANTA SOTERRANI, EDIFICI PG  
ETSEIB**

Plànol  
**XARXA DE SANEJAMENT**


Escala 1/100	Data
	<b>SETEMBRE 08</b>

Núm. Reg. <b>076-08</b>	Núm O.T <b>059-08</b>	Edifici <b>PG</b>	Núm. <b>0.06</b>
----------------------------	--------------------------	----------------------	---------------------

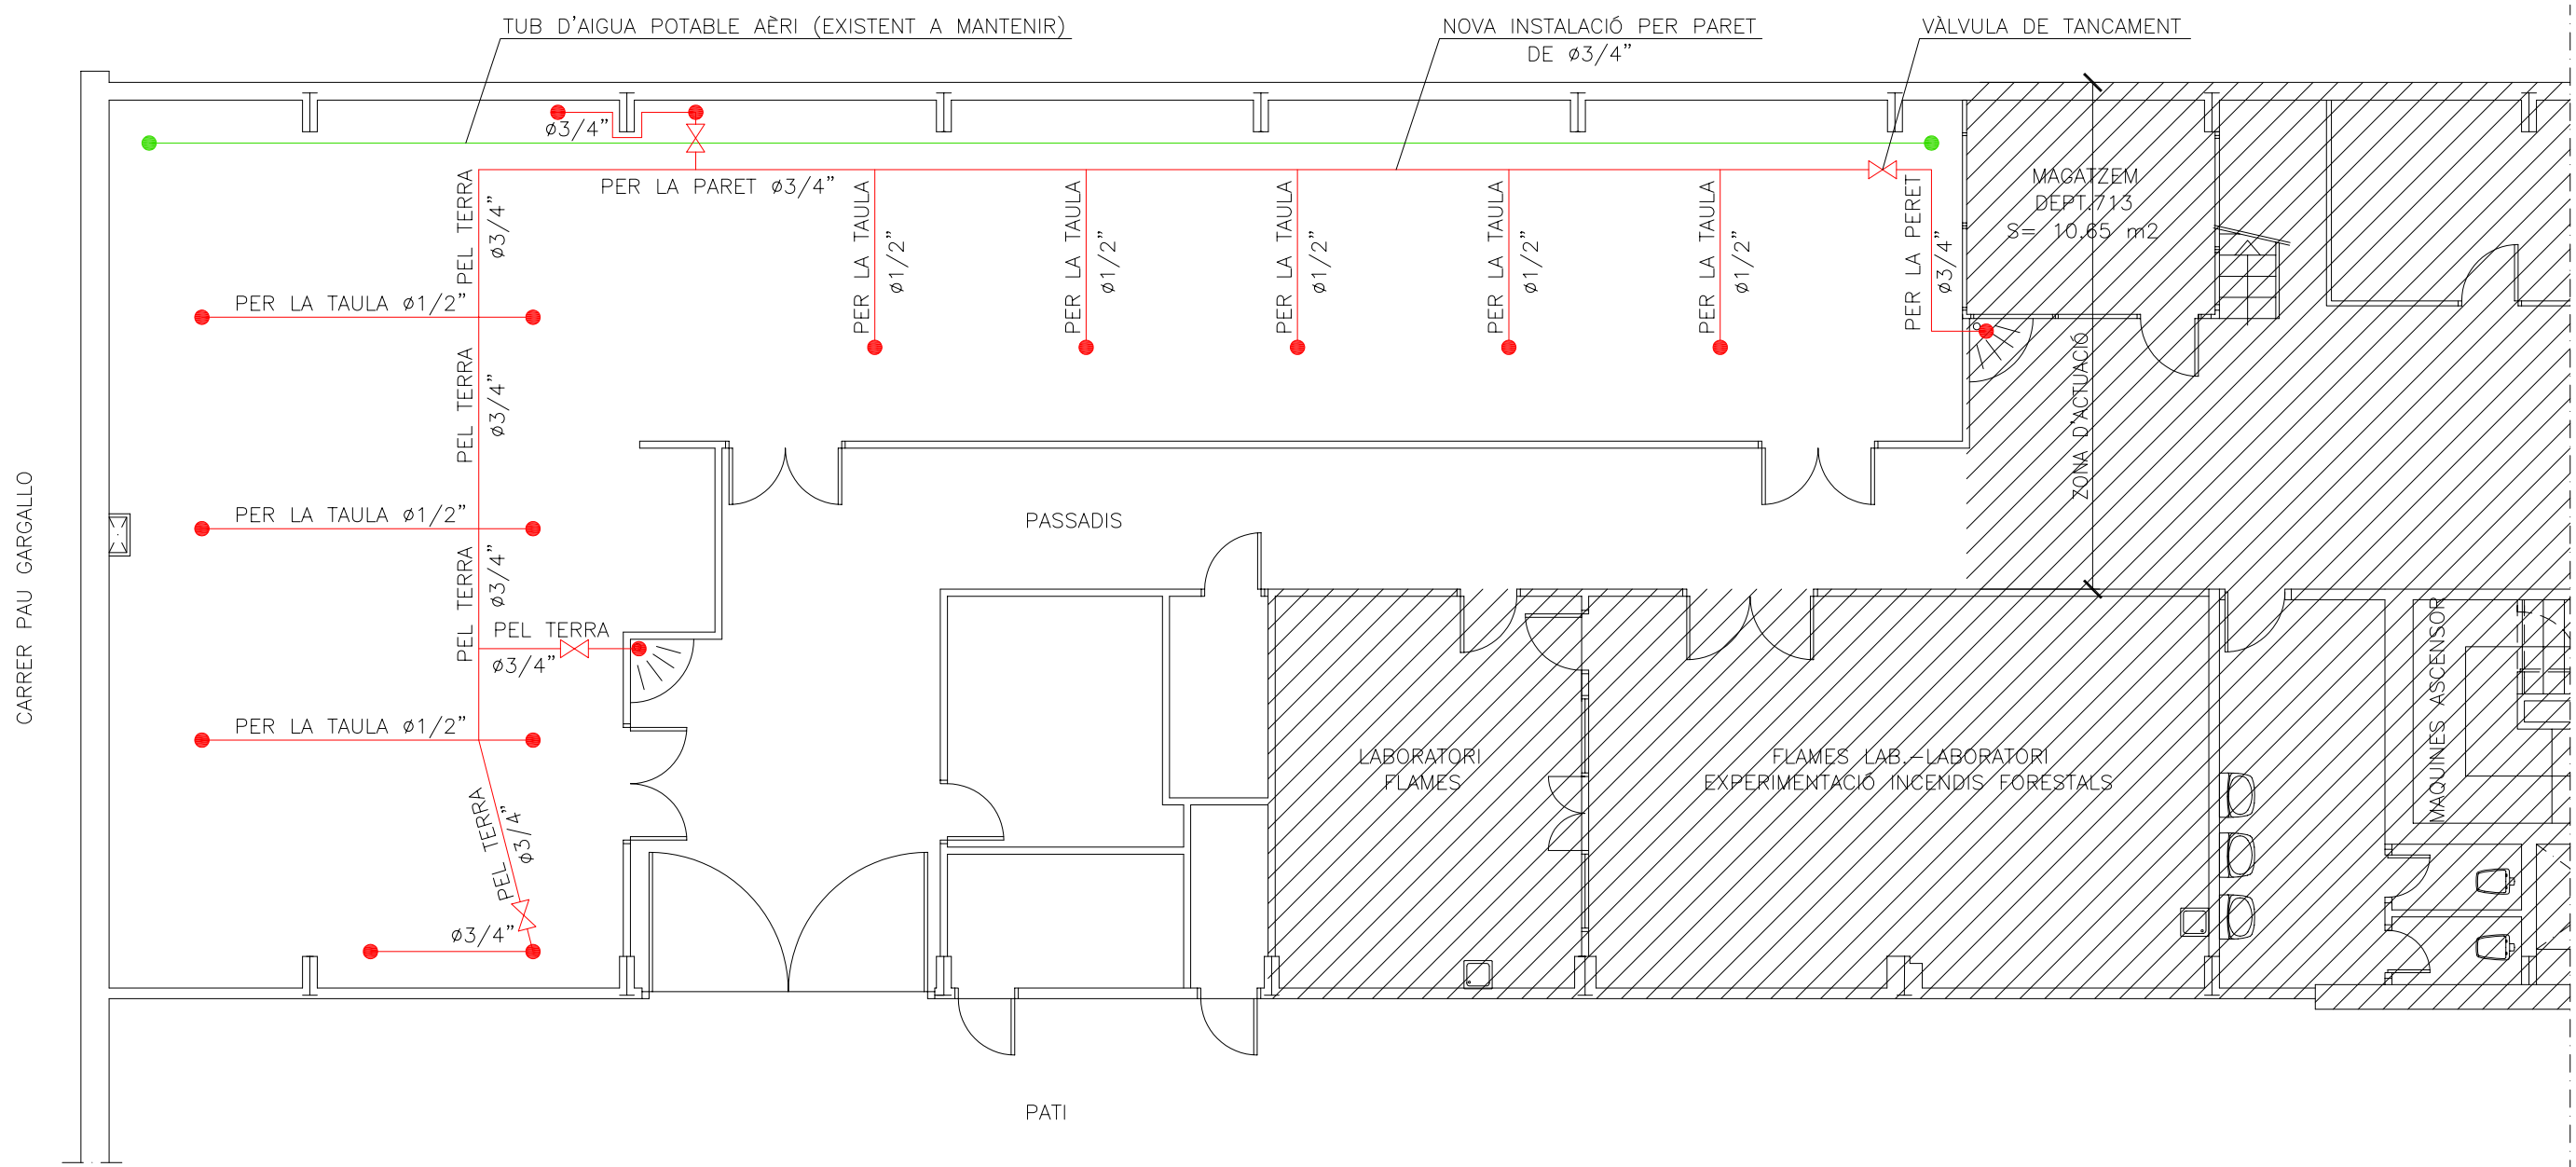

- TUB D'AIGUA POTABLE AERI, EXISTENT A MANTENIR
- TUB DE COURE DE DISTRIBUCIÓ (NOMES AIGUA FREDA)
- PUNTS D'ALIMENTACIÓ AMB CLAU DE TANCAMENT
- ⊗ VÀLVULA DE TANCAMENT
- ⊗ VÀLVULA DE TANCAMENT

L'ALIMENTACIÓ A LES TAULES SERÀ EN LABORATORI 1 PEL TERRA SOTA EL PAVIMENT I LABORATORI 2 PER LA PARET

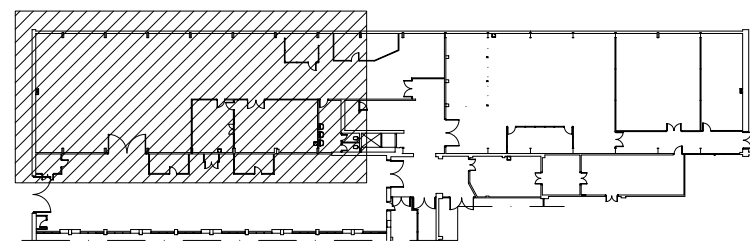


Servei de Patrimoni  
UNIVERSITAT POLITÈCNICA DE CATALUNYA




 

Projecte  
**REMODELACIÓ PLANTA PILOT  
PLANTA SOTERRANI, EDIFICI PG  
ETSEIB**





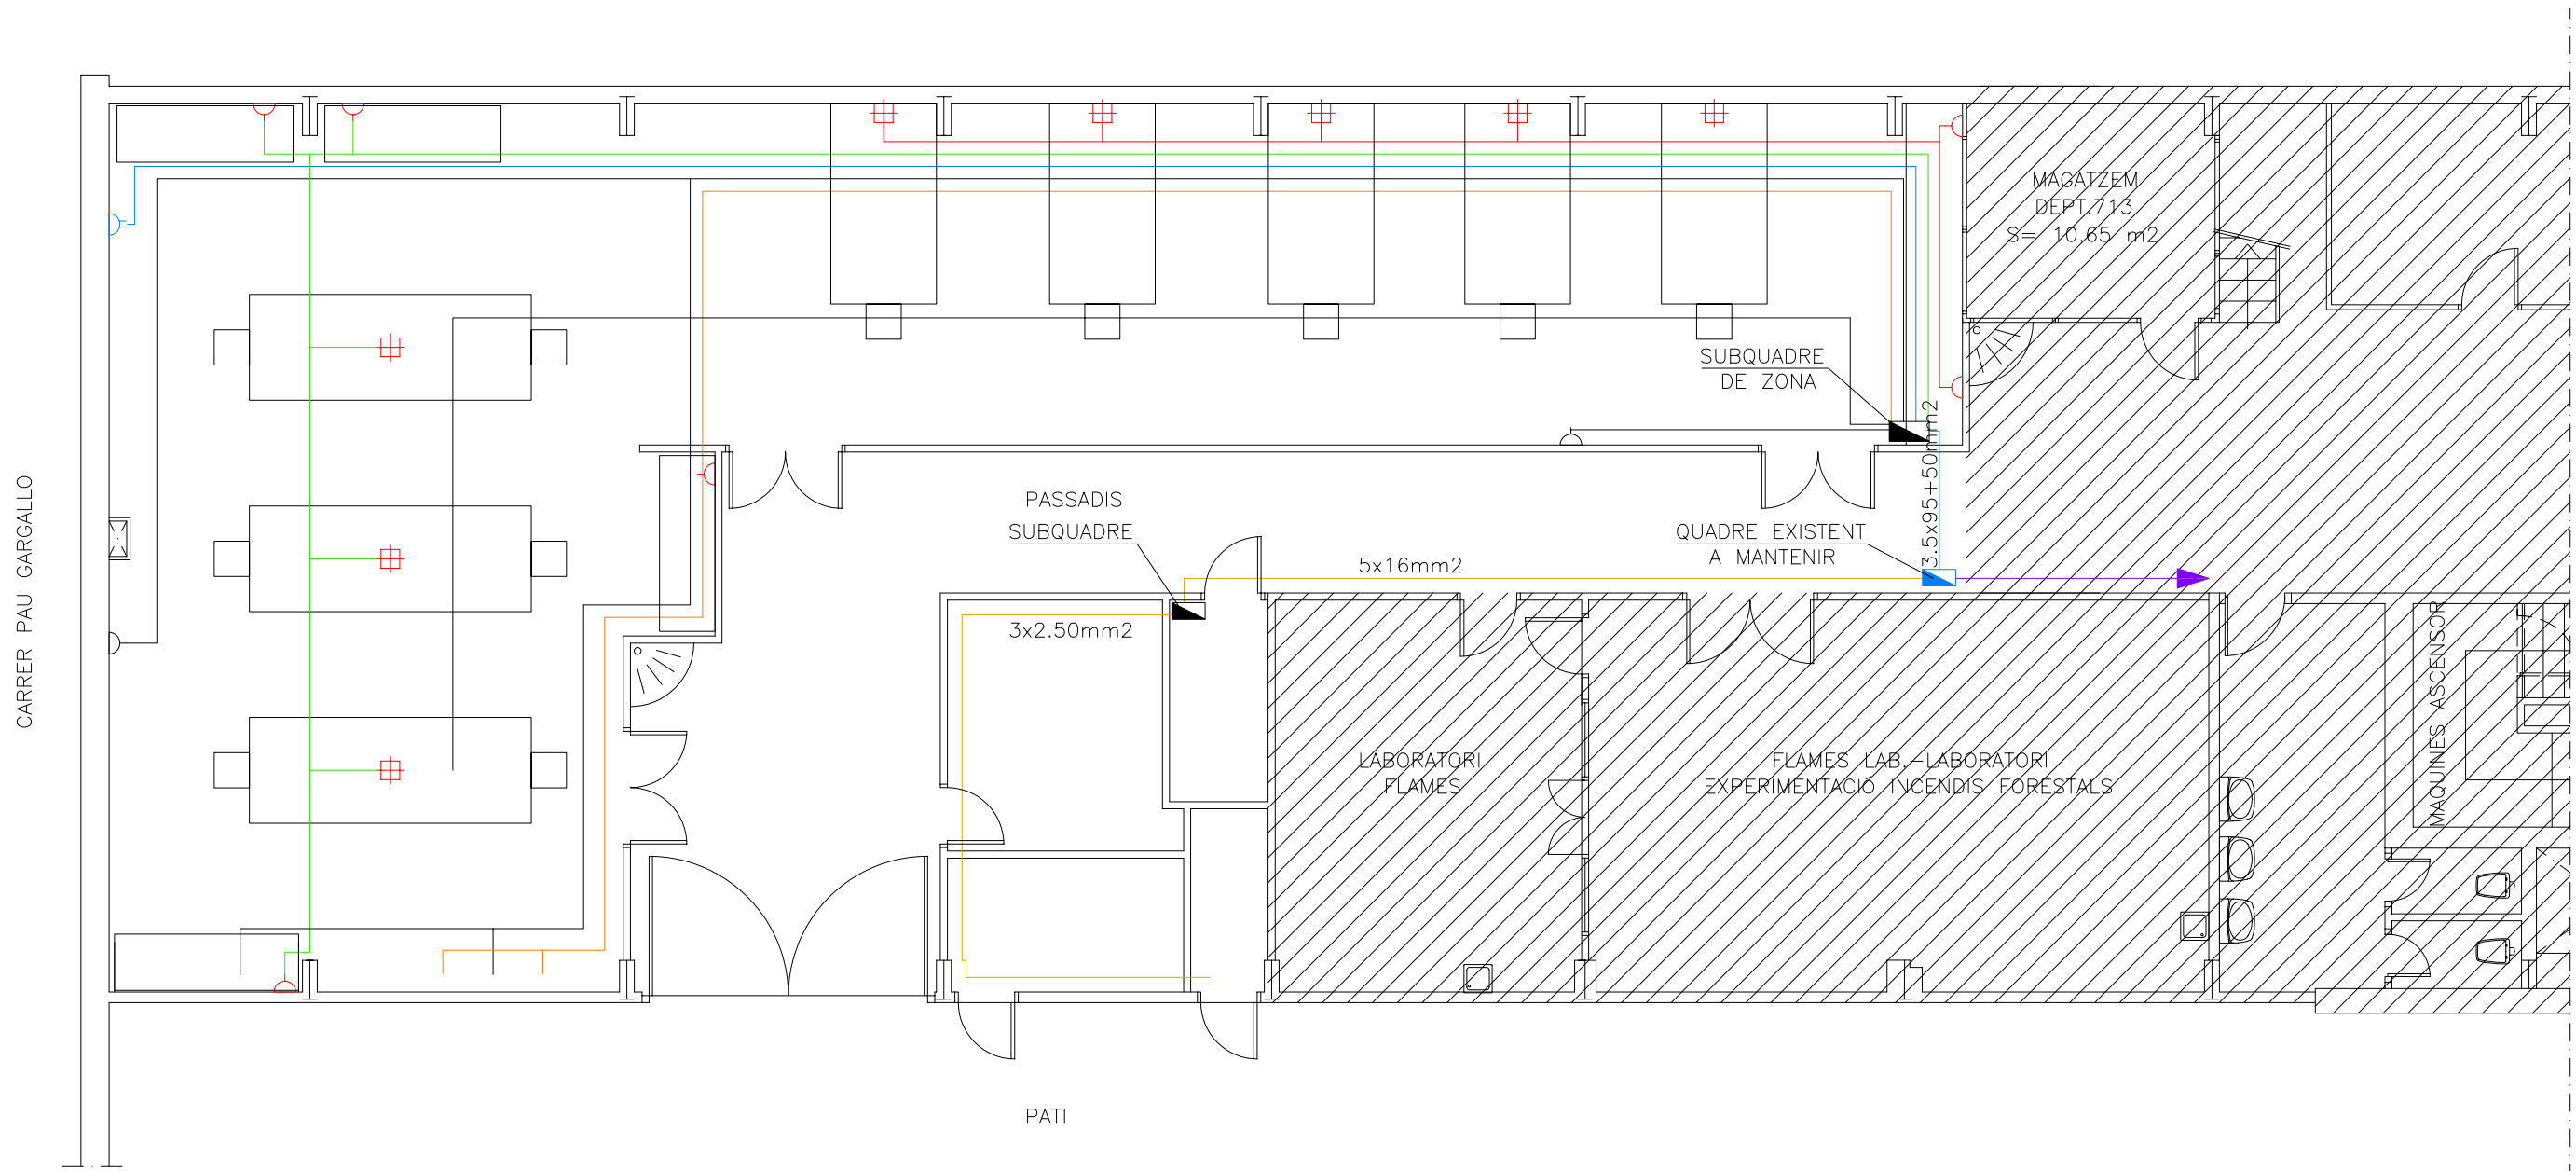

Plànol  
**INSTAL·LACIÓ DE FONTANERIA**

Escala	1/100	Data	SETEMBRE 08
--------	-------	------	-------------


Núm. Reg.	Núm O.T	Edifici	Núm.
076-08	059-08	PG	0.07



-  QUADRE GENERAL EXISTENT EN EL PASSADÍS (G.-1/22.09) A MANTENIR
-  SUBQUADRE DE ZONA AMB CLAU (PREVER ≥25% D'ESPÀI LLIURE EN RESERVA) PEL ALS MAGATZEMS
-  BASE D'ENDOLL QUATRUPLA DE SUPERFICIE
-  BASE D'ENDOLL DOBLE DE SUPERFICIE
-  BASE D'ENDOLL DE POTENCIA 380V.


-  LINIA ENDOLLS TAULA LAB. 2 (5x2.5mm2)
-  LINIA ENDOLLS TAULA LAB. 1 (5x2.5mm2)
-  LINIA ENDOLLS POTENCIA 380V (5x2.5mm2)
-  LINIA ALIMENTACIÓ VITRINES (5x2.5mm2)
-  LINIA DIVERSES (EXTRACIÓ, DETECCIÓ D'INCENDIS, PISSARRES, ECT...) (3x2.5mm2)
-  ENLLUMENAT MAGATZEMS

L'ALIMENTACIÓ A LES TAULES SERÀ EN LABORATORI 1 PEL TERRA  
SOTA EL PAVIMENT I LABORATORI 2 PER LA PARET

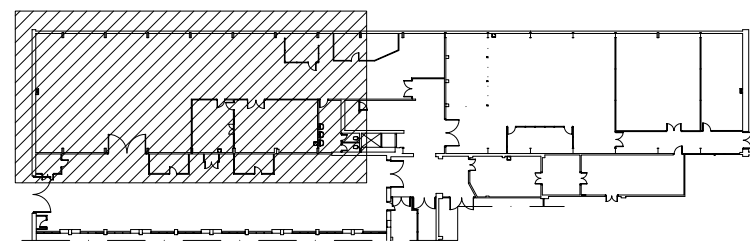
 



		Servei de Patrimoni UNIVERSITAT POLITÈCNICA DE CATALUNYA	
Projecte			
REMODELACIÓ PLANTA PILOT PLANTA SOTERRANI, EDIFICI PG ETSEIB			
Plànol			
INSTAL·LACIÓ D'ELECTRICITAT			
Escala	1/100	Data	SETEMBRE 08
			
Núm. Reg.	Núm O.T	Edifici	Núm.
076-08	059-08	PG	0.08



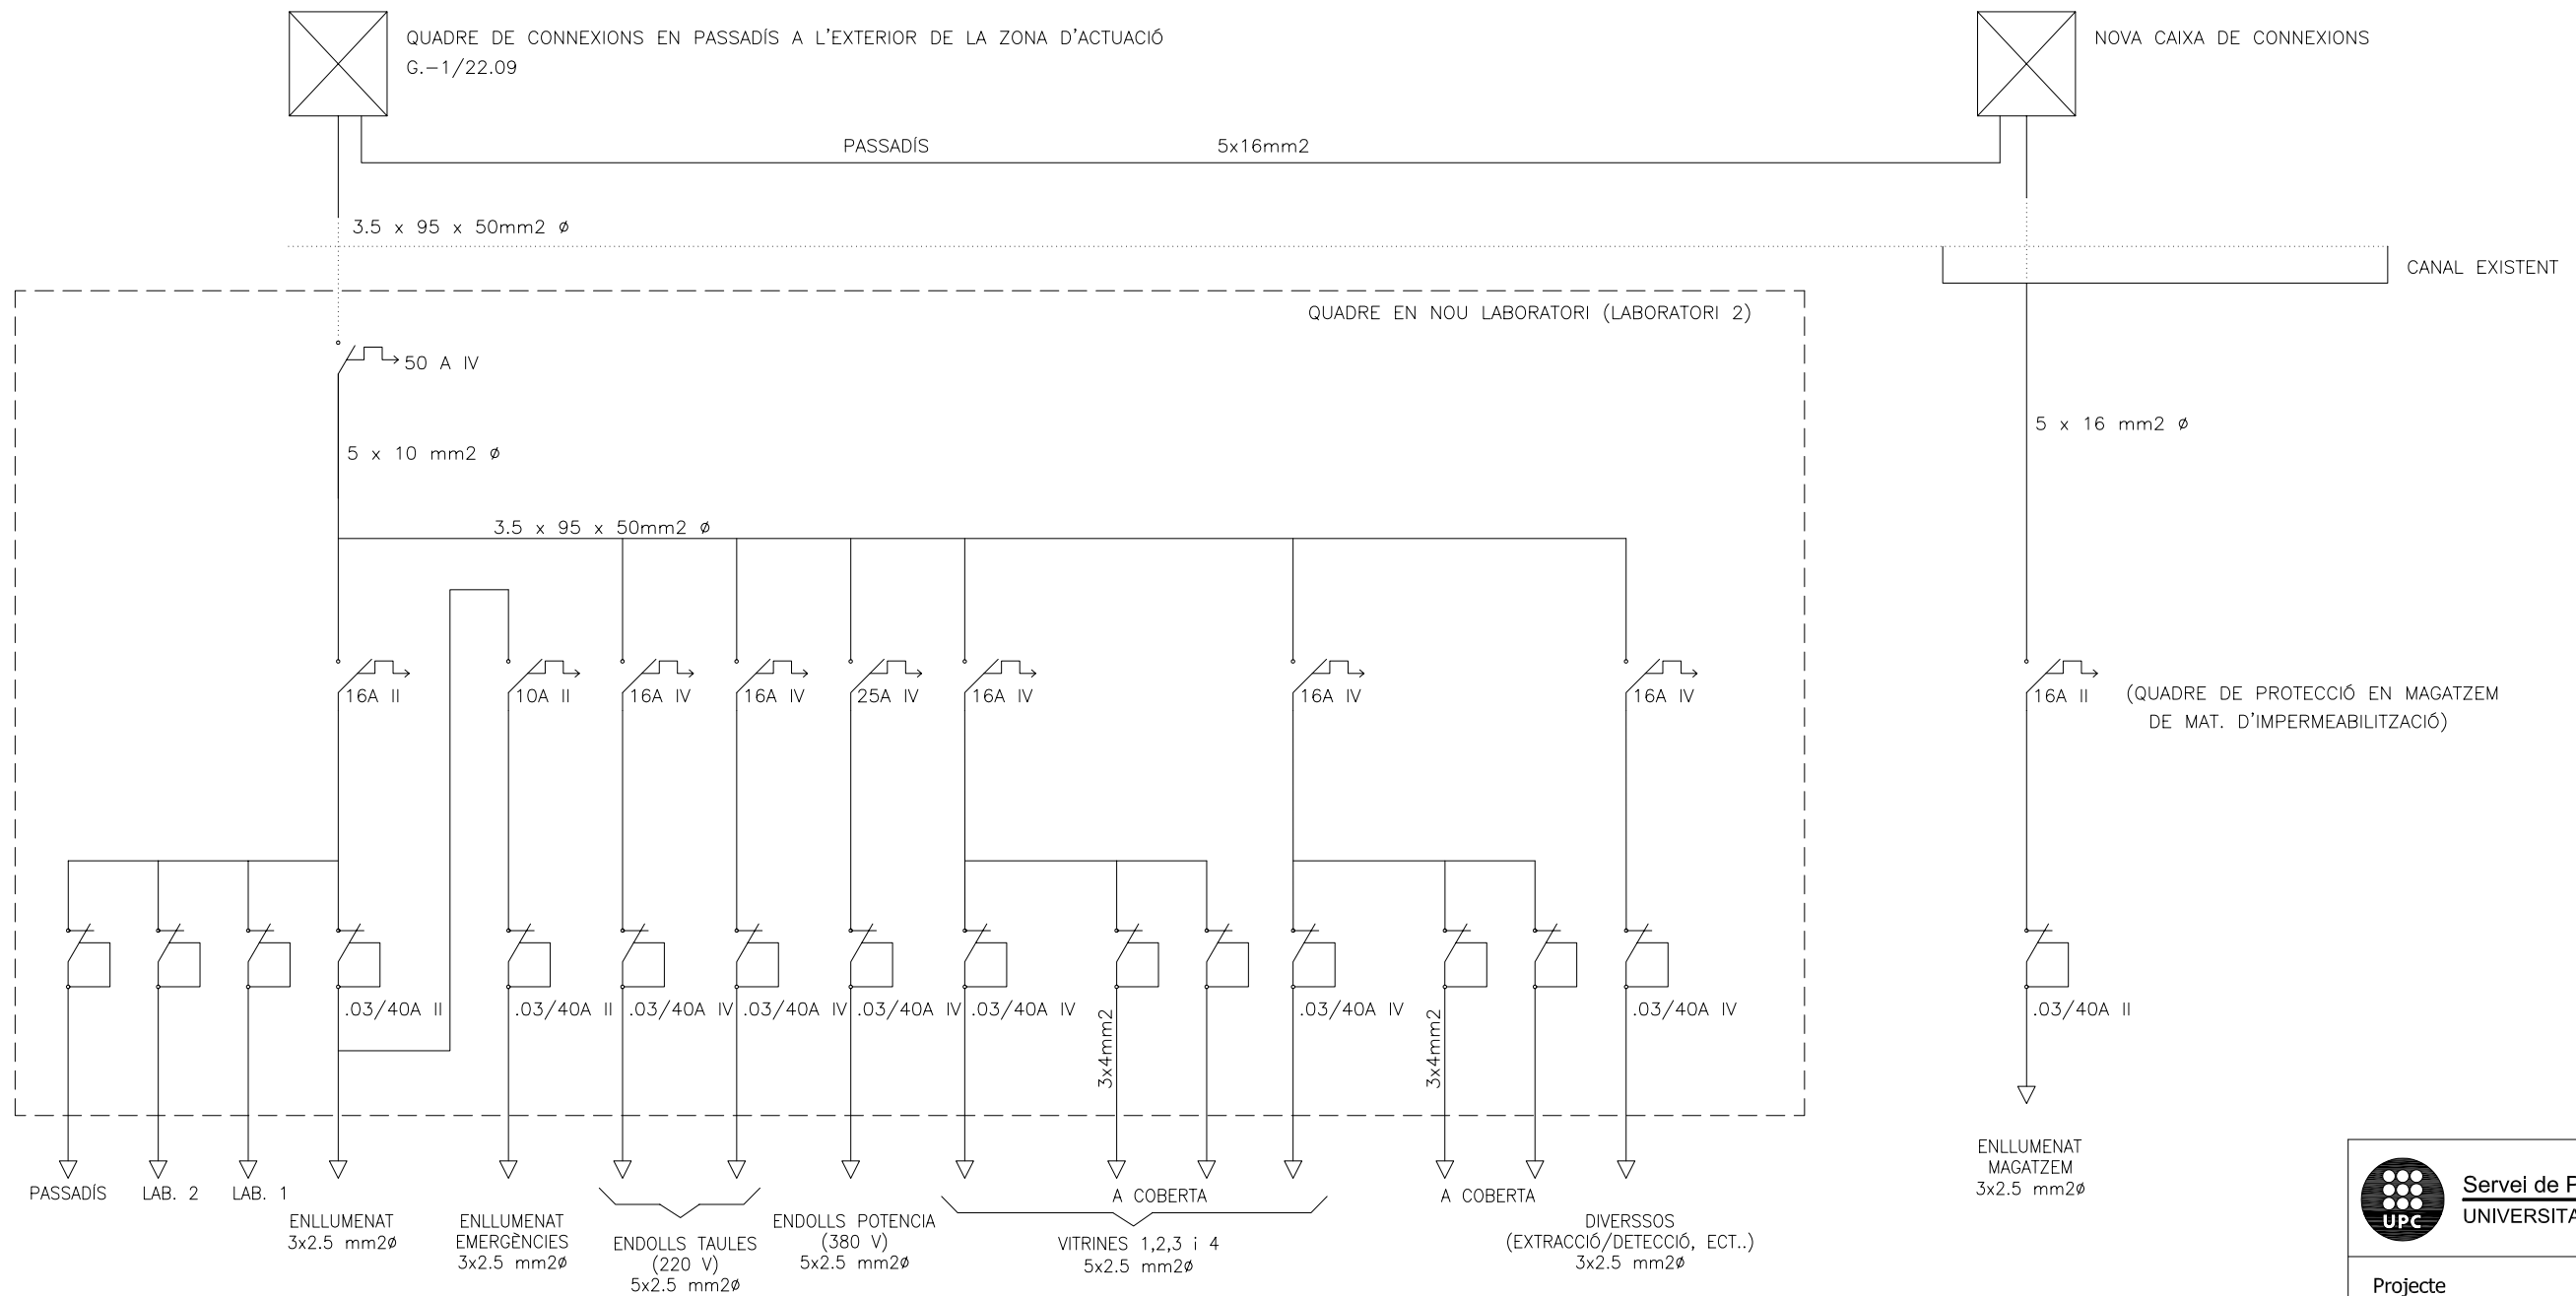

NOTA: AL SUBQUADRE DE ZONA, ES DEURÀ PREVEURE > 25% D'ESPAI LLIURE EN RESERVA

 <b>Servei de Patrimoni</b> UNIVERSITAT POLITÈCNICA DE CATALUNYA			
Projecte <b>REMDELACIÓ PLANTA PILOT          PLANTA SOTERRANI, EDIFICI PG          ETSEIB</b>			
Plànol <b>ESQUEMA UNIFILAR QUADRE ELÈCTRIC</b>			
Escala 		Data <b>SETEMBRE 08</b>	
Núm. Reg. <b>076-08</b>	Núm O.T <b>059-08</b>	Edifici <b>PG</b>	Núm. <b>0.09</b>

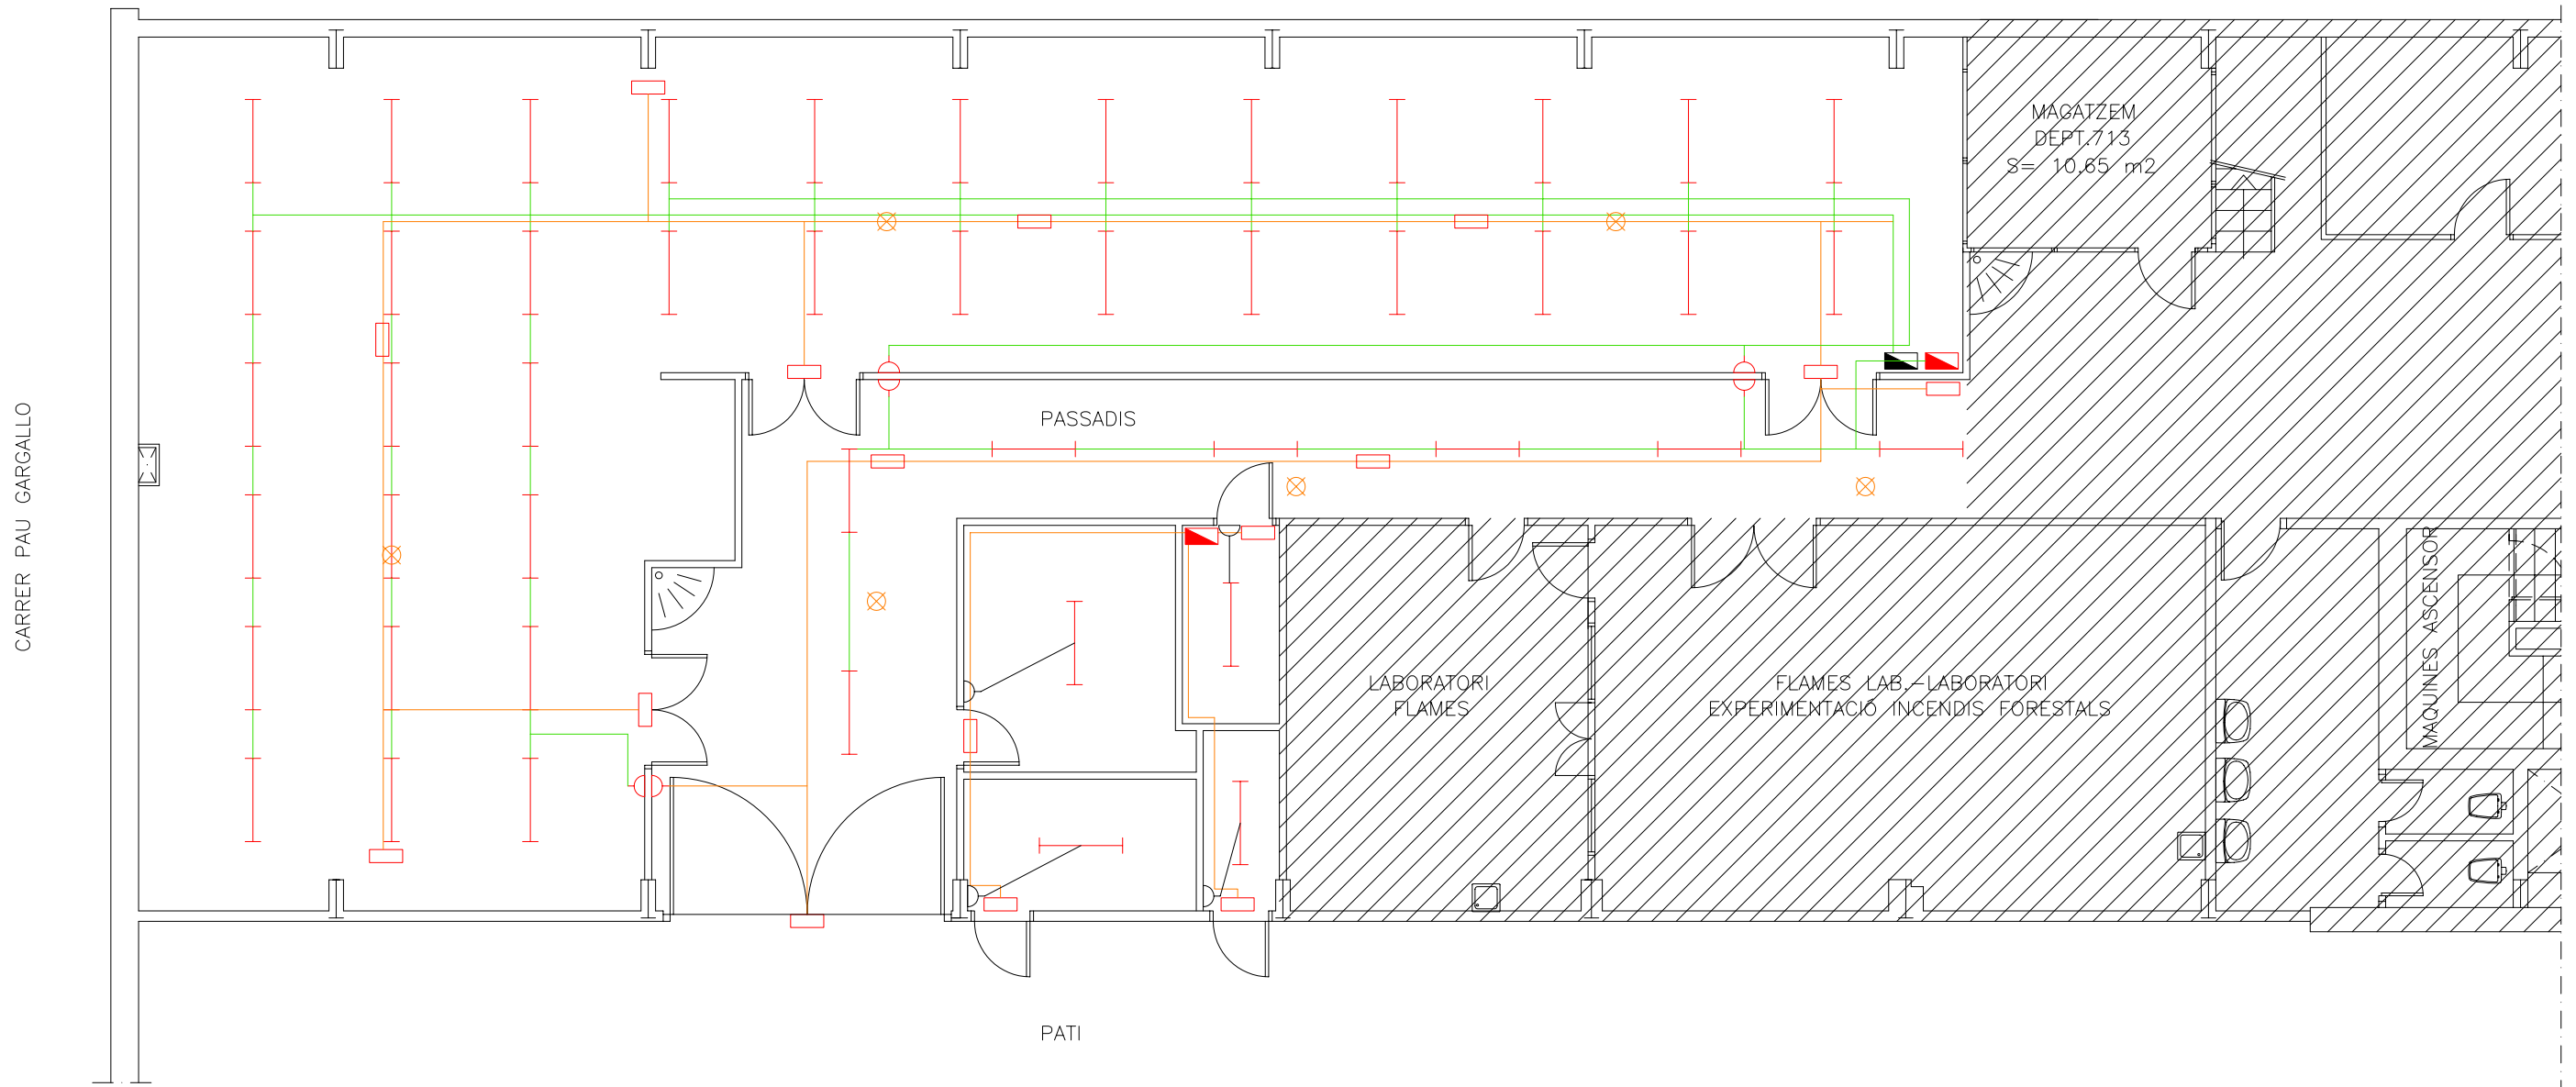

INDEX DE PROTECCIÓ (IPXX) DE LES LLUMINÀRIES:

PROTECCIÓ CONTRA:

- COSSOS SÒLITS-> IP5

- LÍQUITS-> IP4

- XOCs MECÀNICs-> IP5

— LLUMINÀRIA ESTANCA 2x36W

3 ENCESSOS: 1 LAB. 1

1 LAB. 2

1 PASSADÍS

L'INTERRUPTOR EN CAIXA TANCADA SENSE CLAU JUNT AL SUBQUADRE DE ZONA

⬇ ENDOLL CONCTAT A LA LÍNIA D'ENLLUMENAT

 

⬇ EMERGÈNCIES (PUNT DE LLUM)

⊗ VIGILÀNCIA (PUNT DE LLUM)

— LINIA D'EMERGÈNCIA (3x2.5mm<sup>2</sup>)

— ENLLUMENAT (3x2.5mm<sup>2</sup>)

⬇ CAIXA D'INTERRUPTOR AMB TAPA

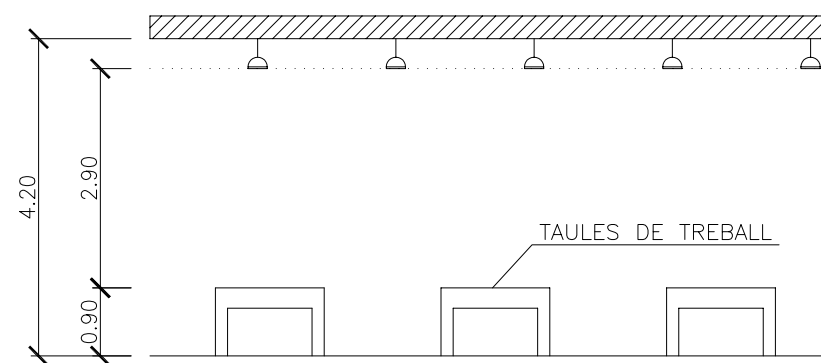

Servei de Patrimoni  
UNIVERSITAT POLITÈCNICA DE CATALUNYA

Projecte

REMODELACIÓ PLANTA PILOT  
PLANTA SOTERRANI, EDIFICI PG  
ETSEIB

Plànol

INSTAL·LACIÓ D'ENLLUMENAT

Escala 1/100

Data



SETEMBRE 08

Núm. Reg.

076-08

Núm O.T


059-08

Edifici


PG

Núm.


0.10

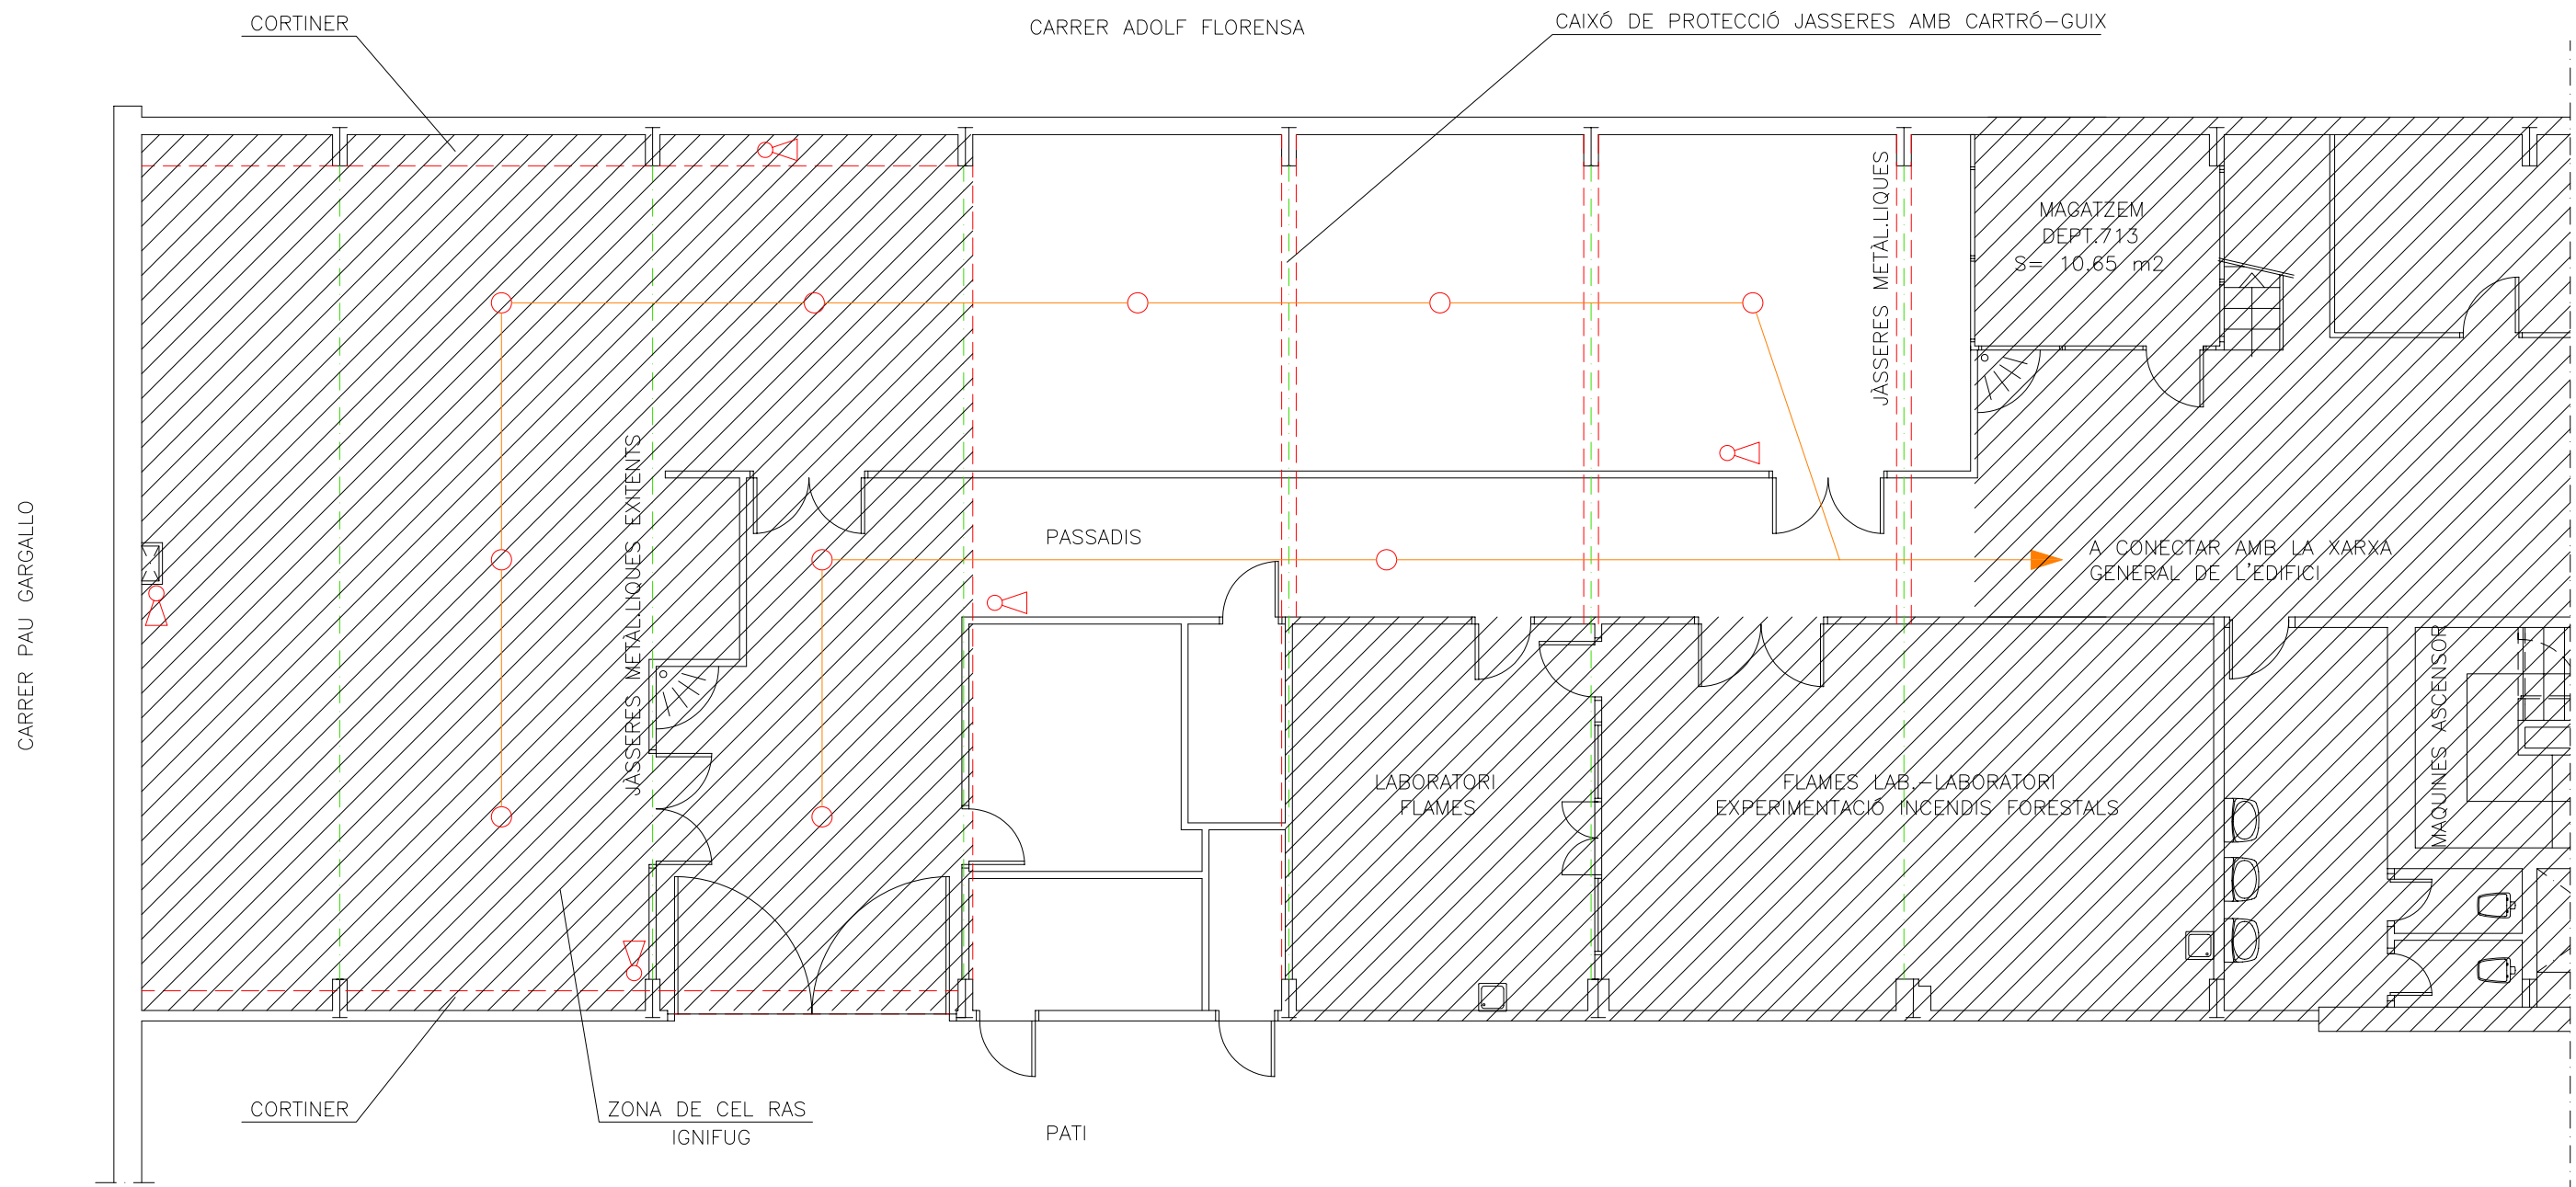


- - - JÀSSERES METÀ.LIQUES EXISTENTS A MANTENIR
- ZONA DE CEL RAS IGNIFUG
- CALAIX DE CARTRÓ GUIX IGNIFUG DE PROTECCIÓ JÀSSERES
- XARXA DETECTORS
- ⚠ EXTINTOR
- DETECTOR INCENDIS

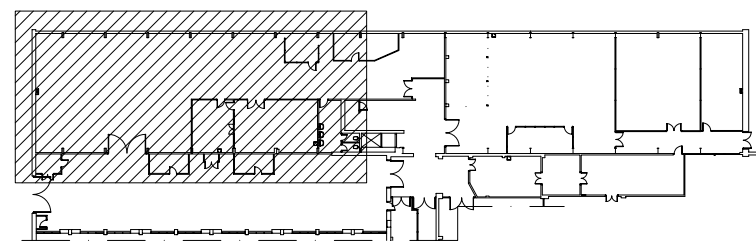

<b>Servei de Patrimoni</b> UNIVERSITAT POLITÈCNICA DE CATALUNYA			
Projecte <b>REMDELACIÓ PLANTA PILOT</b> <b>PLANTA SOTERRANI, EDIFICI PG</b> <b>ETSEIB</b>			
Plànol <b>XARXA DE CONTRA INCENDIS</b>			
Escala	1/100	Data	SETEMBRE 08
Núm. Reg.	Núm O.T	Edifici	Núm.
<b>076-08</b>	<b>059-08</b>	<b>PG</b>	<b>0.11</b>

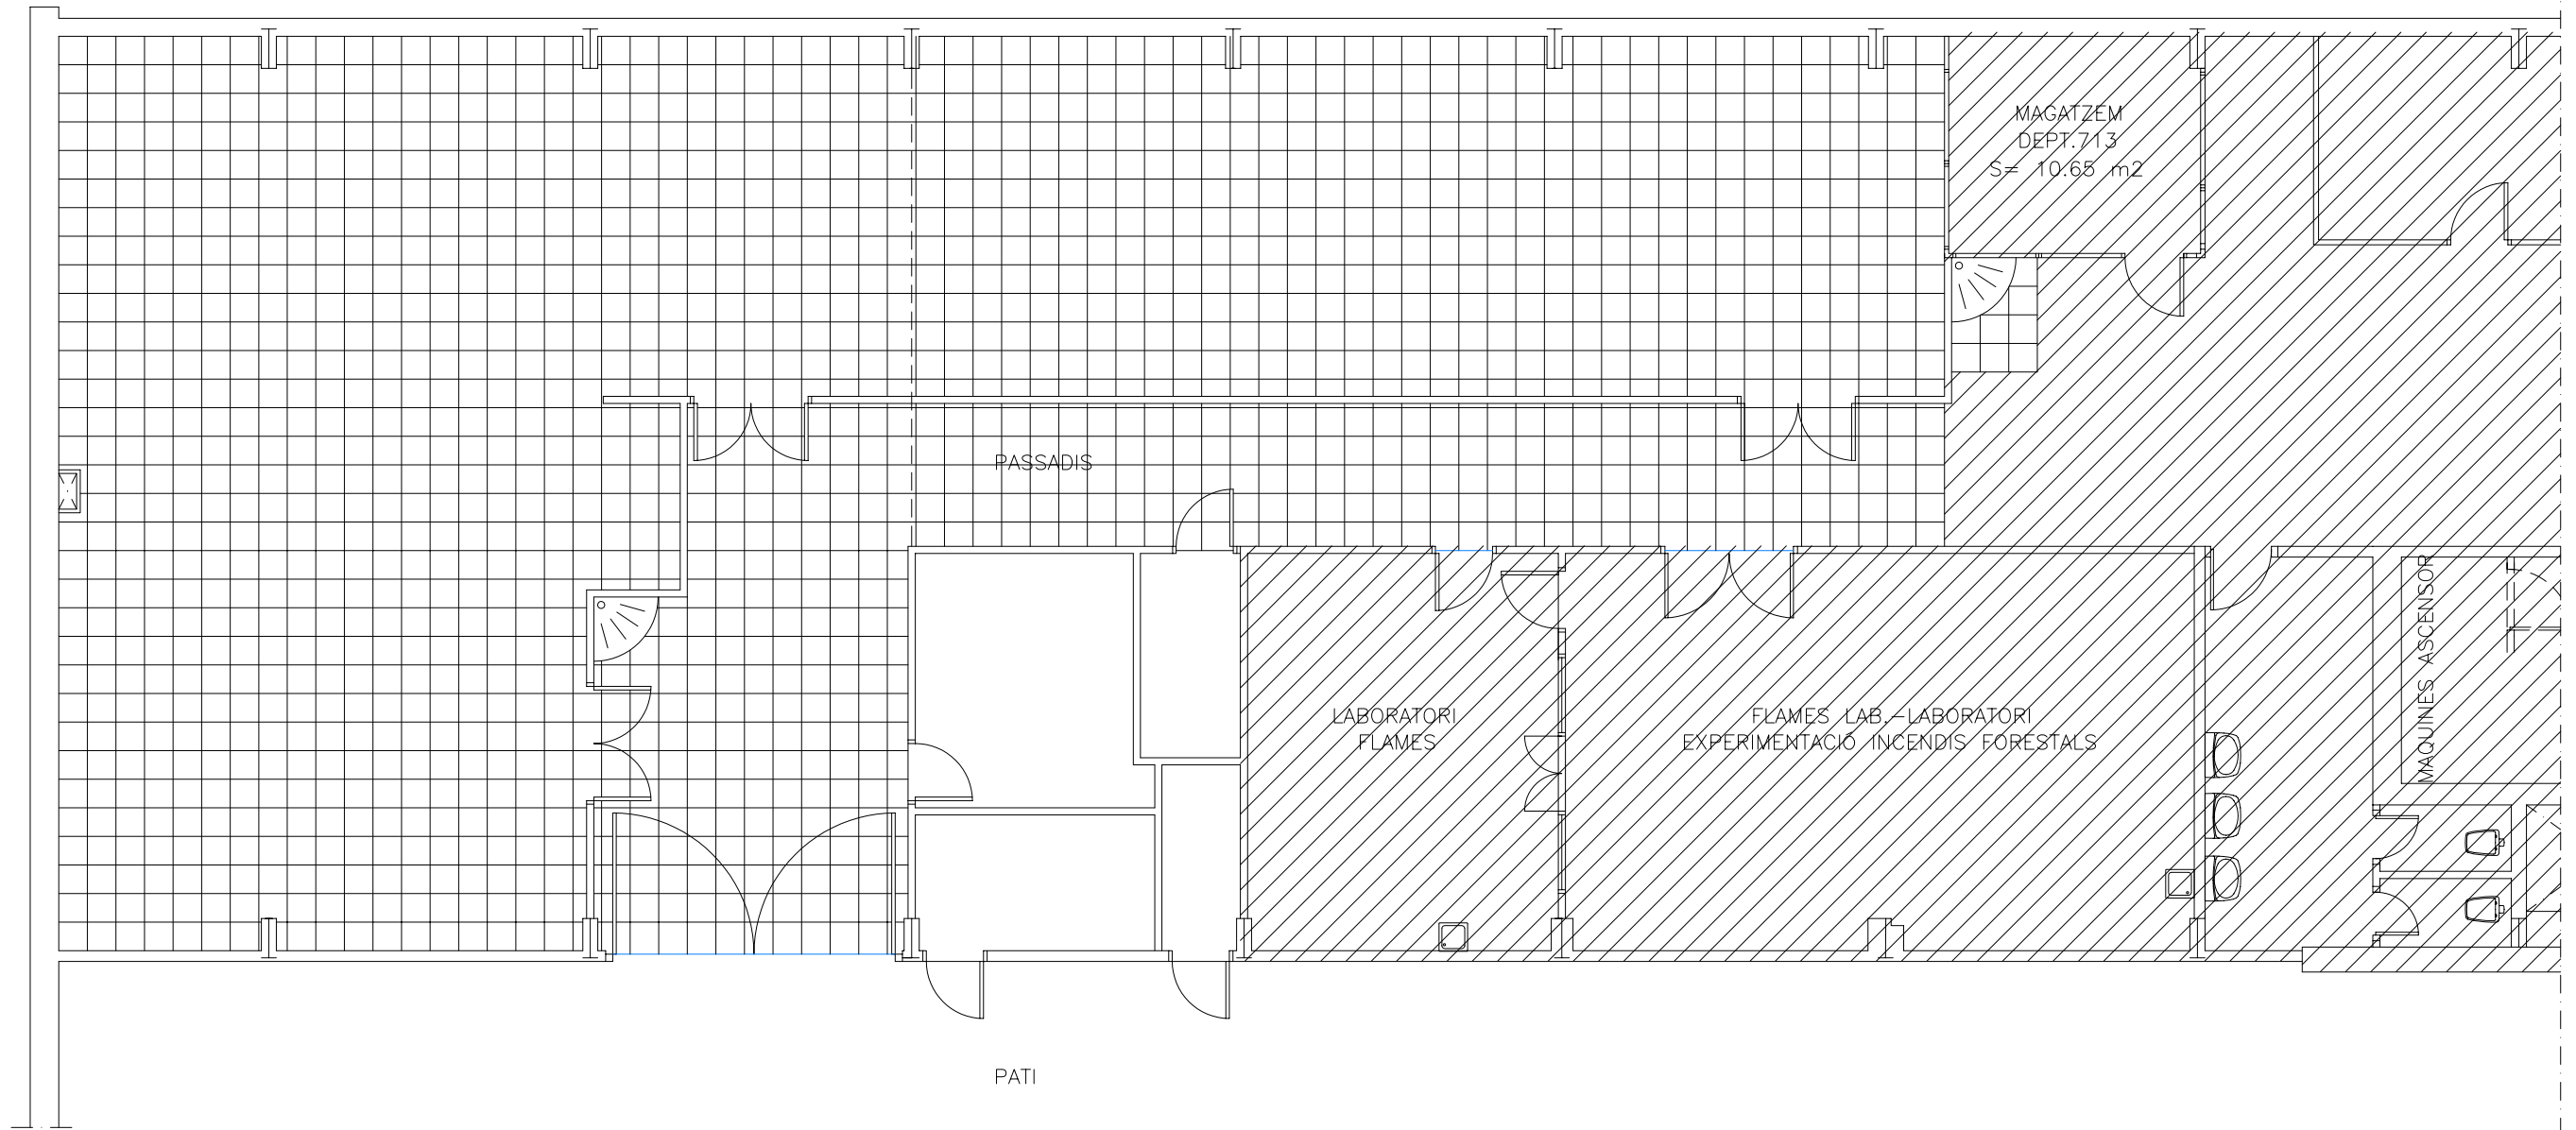

- PAVIMENT GRES ANTILLISCANT DE 40x40cm.  
SOBRE L'EXISTENT PREVIA PREPARACIÓ I NETEJA DEL MATEIX
- PLATINA D'ACER INOXIDABLE  
ES COL·LOCARÀ PLATINA D'ACER INOXIDABLE A TOTS ELS FINALS VISTOS DEL PAVIMENT (ACCESSOS, PORTES..) INCLÒS ELS DOS CANTELLS DE LA DUTXA EXTERIOR A LA ZONA D'ACTUACIÓ
- - - - - JUNT DE DILATACIÓ

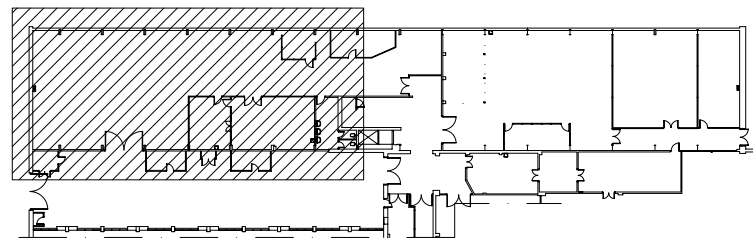



Servei de Patrimoni  
UNIVERSITAT POLITÈCNICA DE CATALUNYA

Projecte  
**REMODELACIÓ PLANTA PILOT  
PLANTA SOTERRANI, EDIFICI PG  
ETSEIB**

Plànol  
**PAVIMENTACIÓ**

Escala	1/100	Data	SETEMBRE 08
--------	-------	------	-------------

Núm. Reg.	Núm O.T	Edifici	Núm.
076-08	059-08	PG	0.12

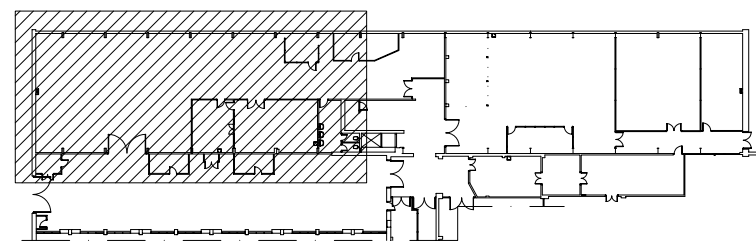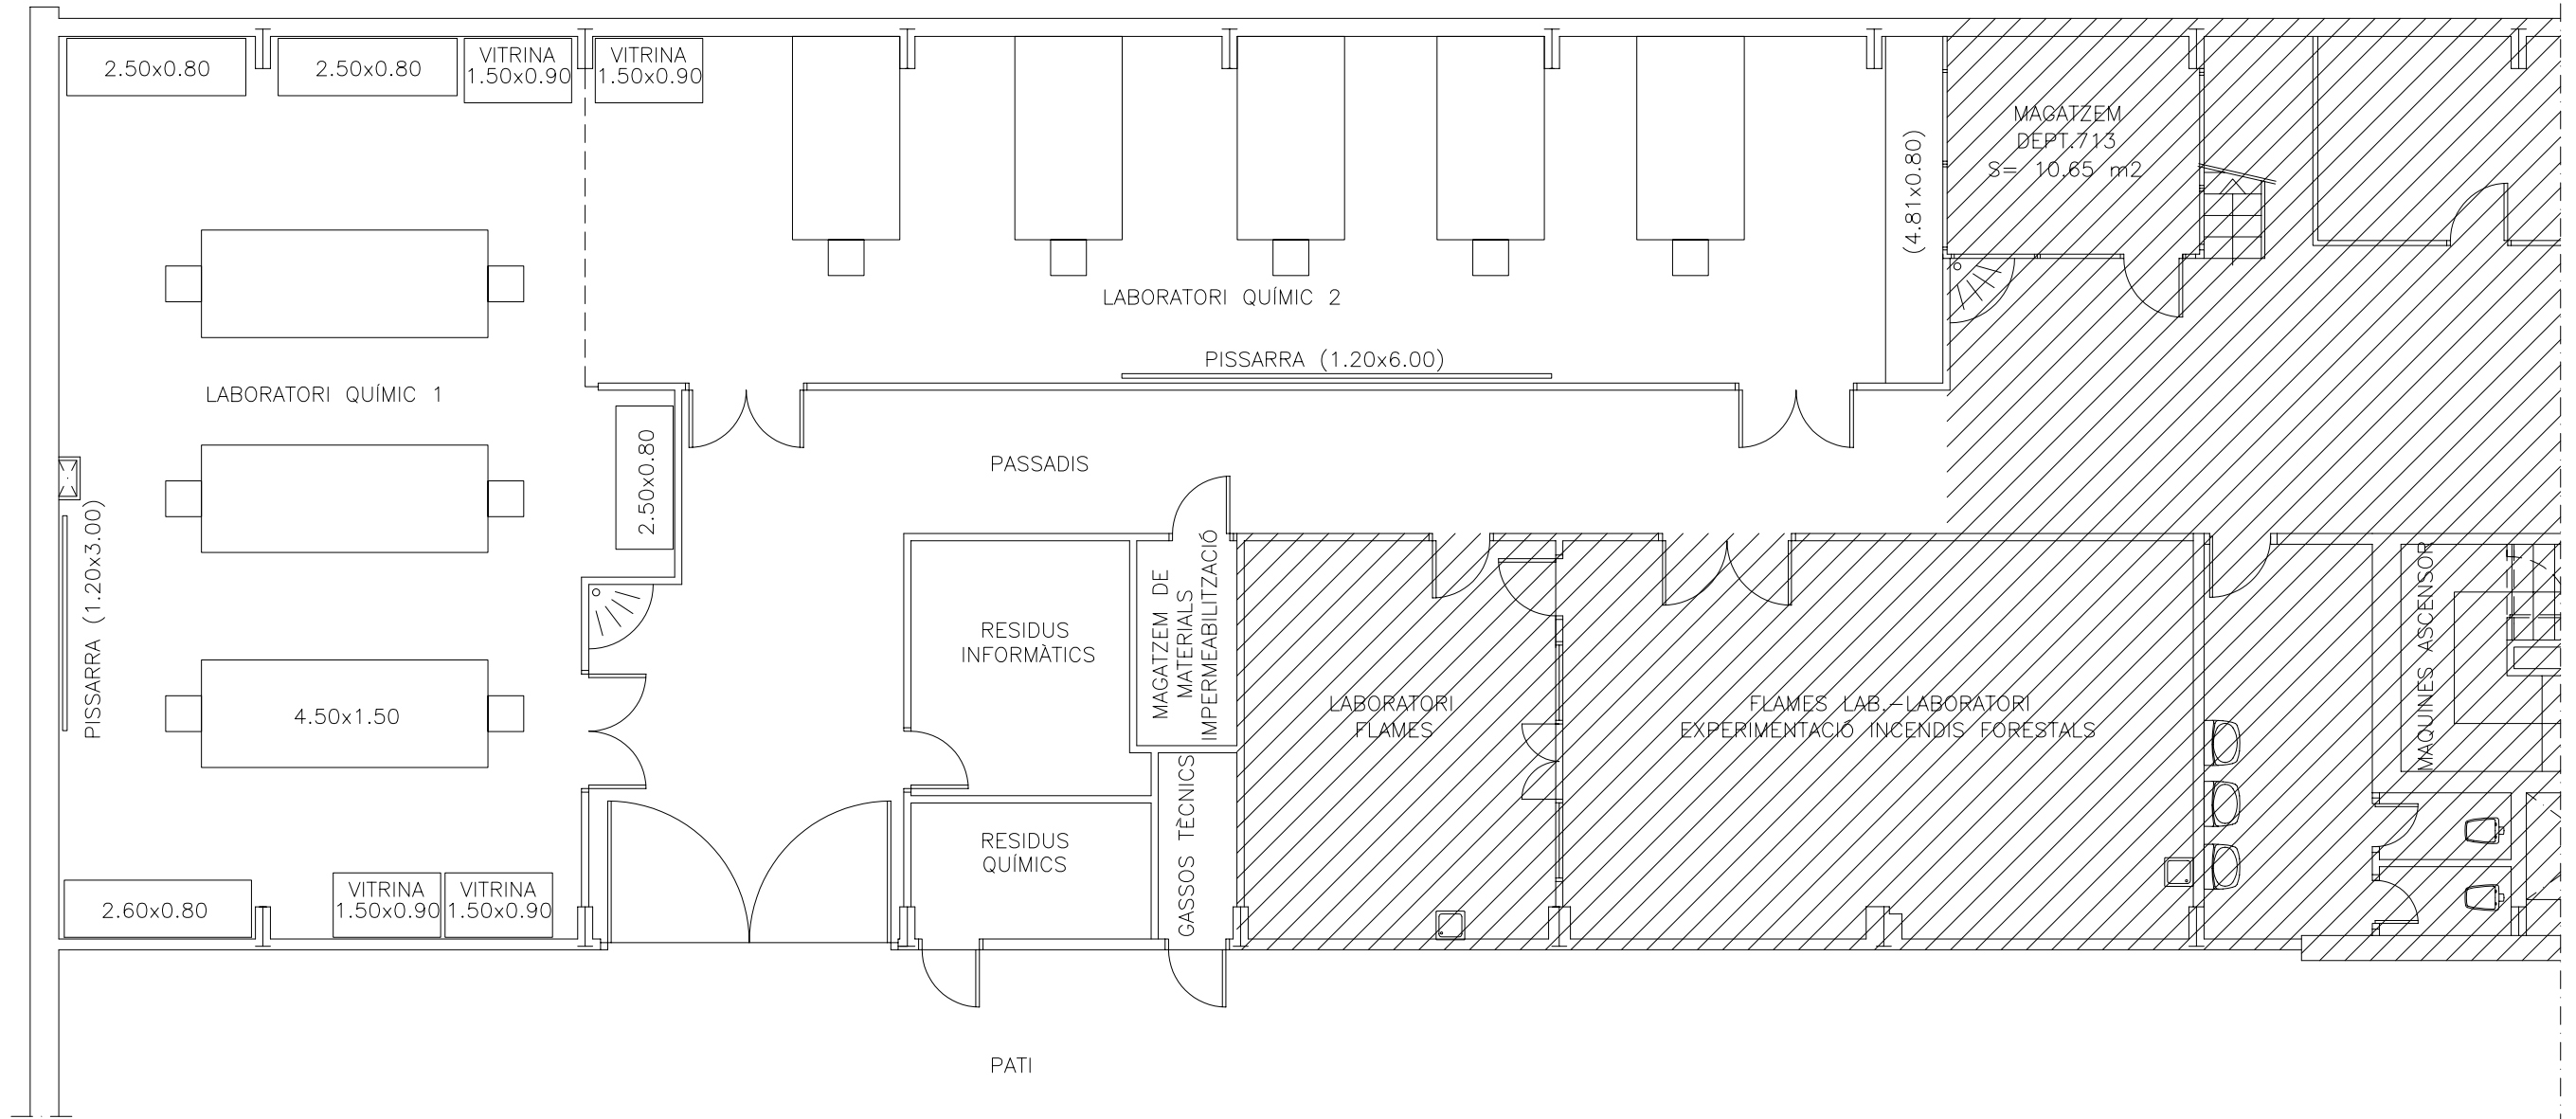

Projecte  
**REMODELACIÓ PLANTA PILOT  
PLANTA SOTERRANI, EDIFICI PG  
ETSEIB**

Plànol  
**MOBILIARI**

Escala 1/100

Data  
**SETEMBRE 08**

Núm. Reg. <b>076-08</b>	Núm O.T <b>059-08</b>	Edifici <b>PG</b>	Núm. <b>0.13</b>
----------------------------	--------------------------	----------------------	---------------------